

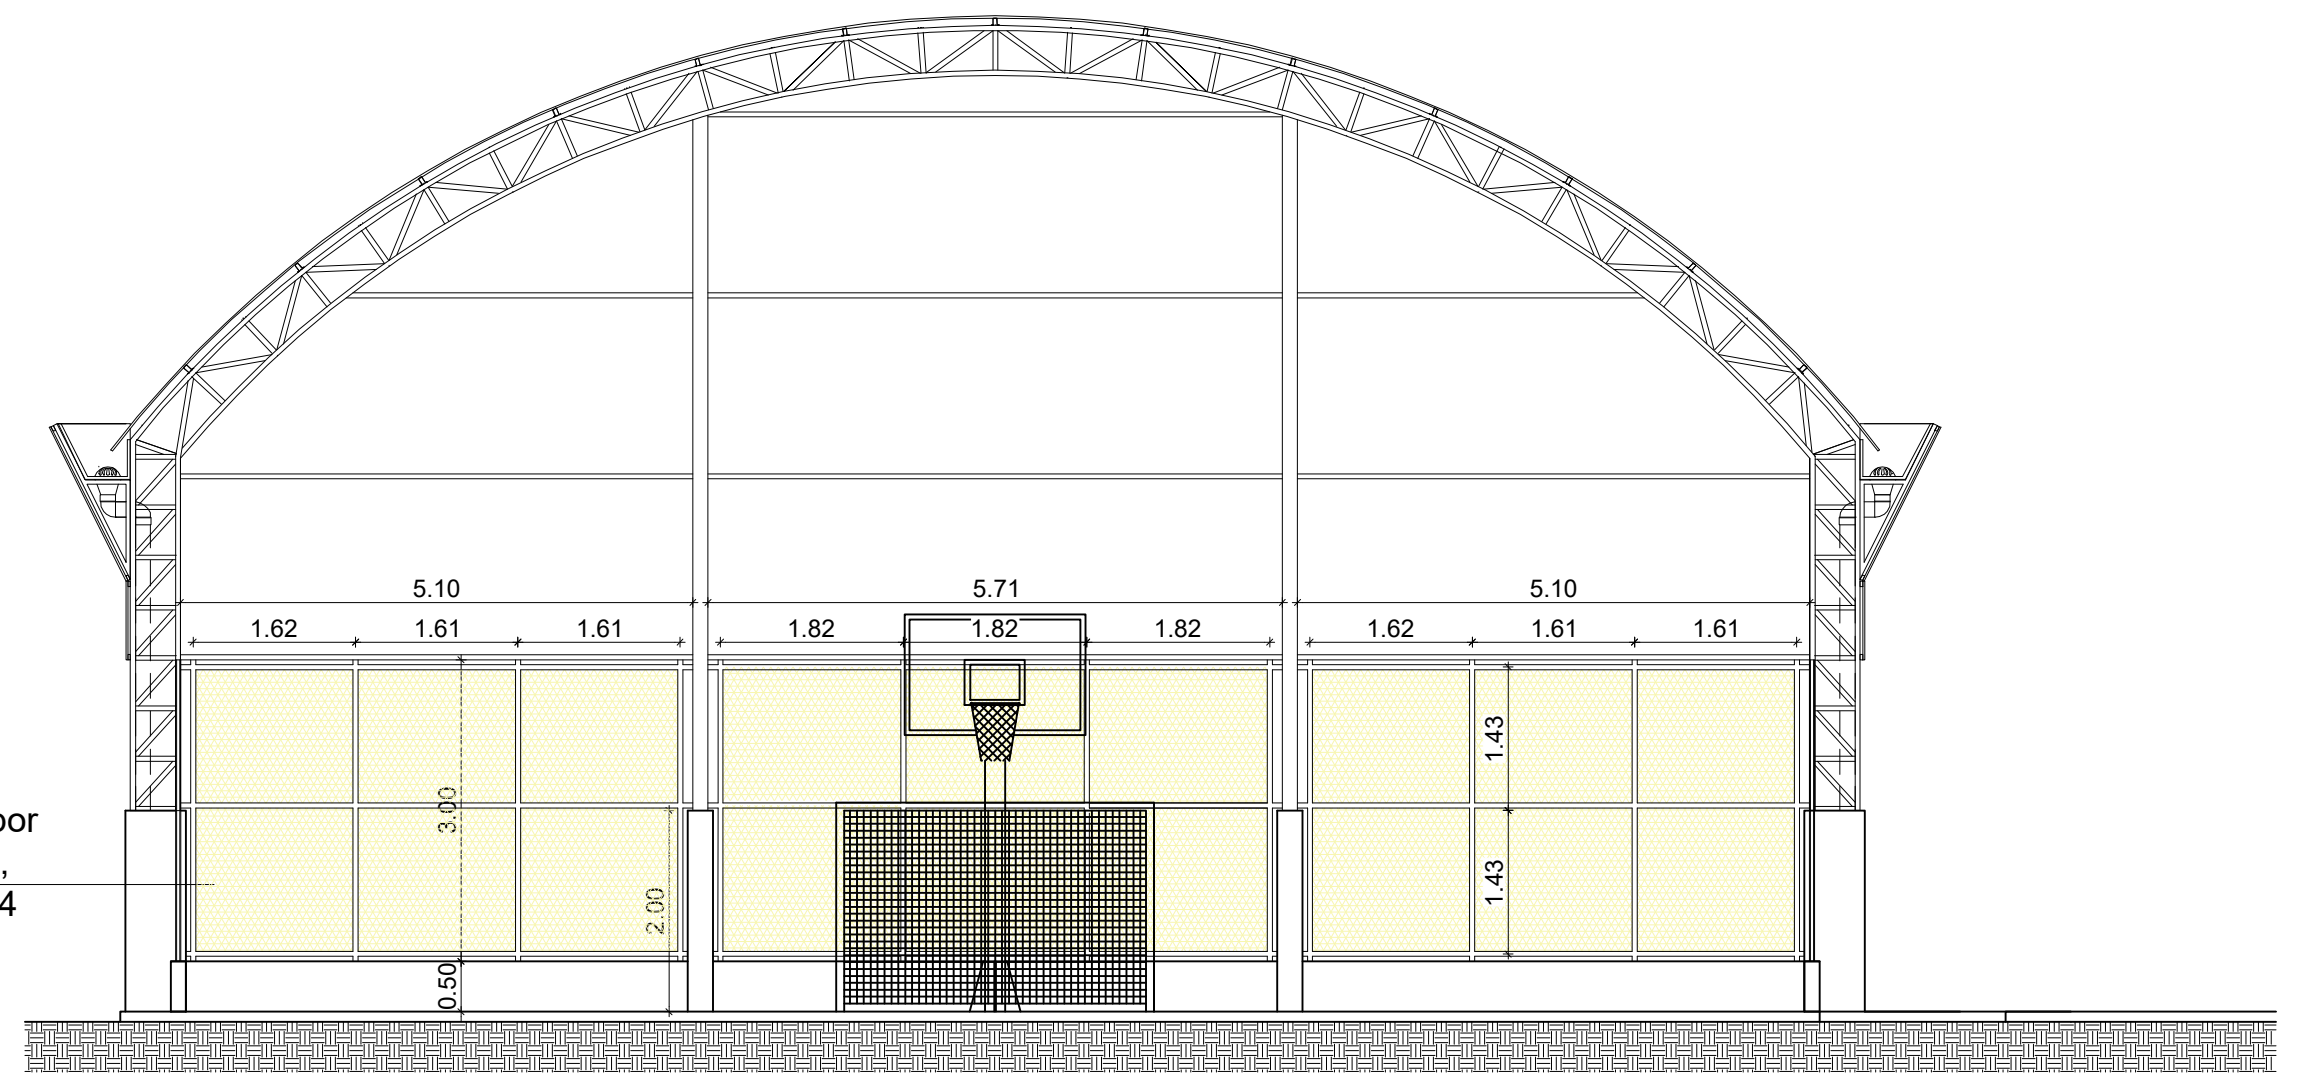


PLANTA BAIXA - QUADRA POLIESPORTIVA
Escala: 1/75


Alambrado para quadra poliesportiva, estruturado por tubos de aço galvanizado, com costura, din 2440, diâmetro 2", com tela de arame galvanizado, fio 14 bwg e malha quadrada 5x5cm, inclusive portão.

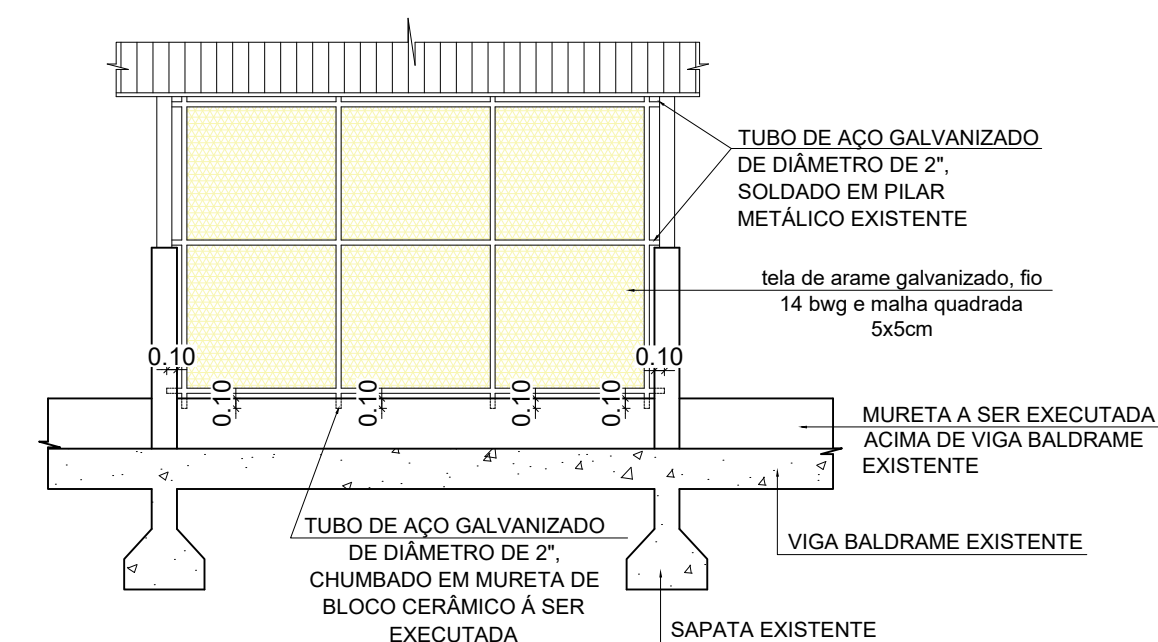



CORTE AB
Escala: 1/75

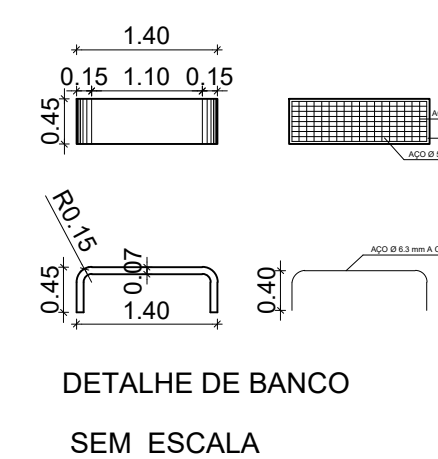

DETALHE DE MURETA E ALAMBRADO
Escala: 1/75

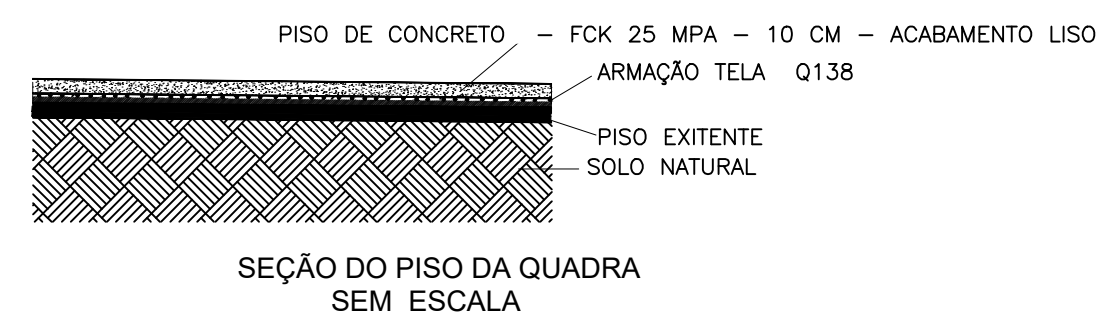

PORTÕES
P1 - 4,00 X 2,40
P2 - 1,00 X 2,40

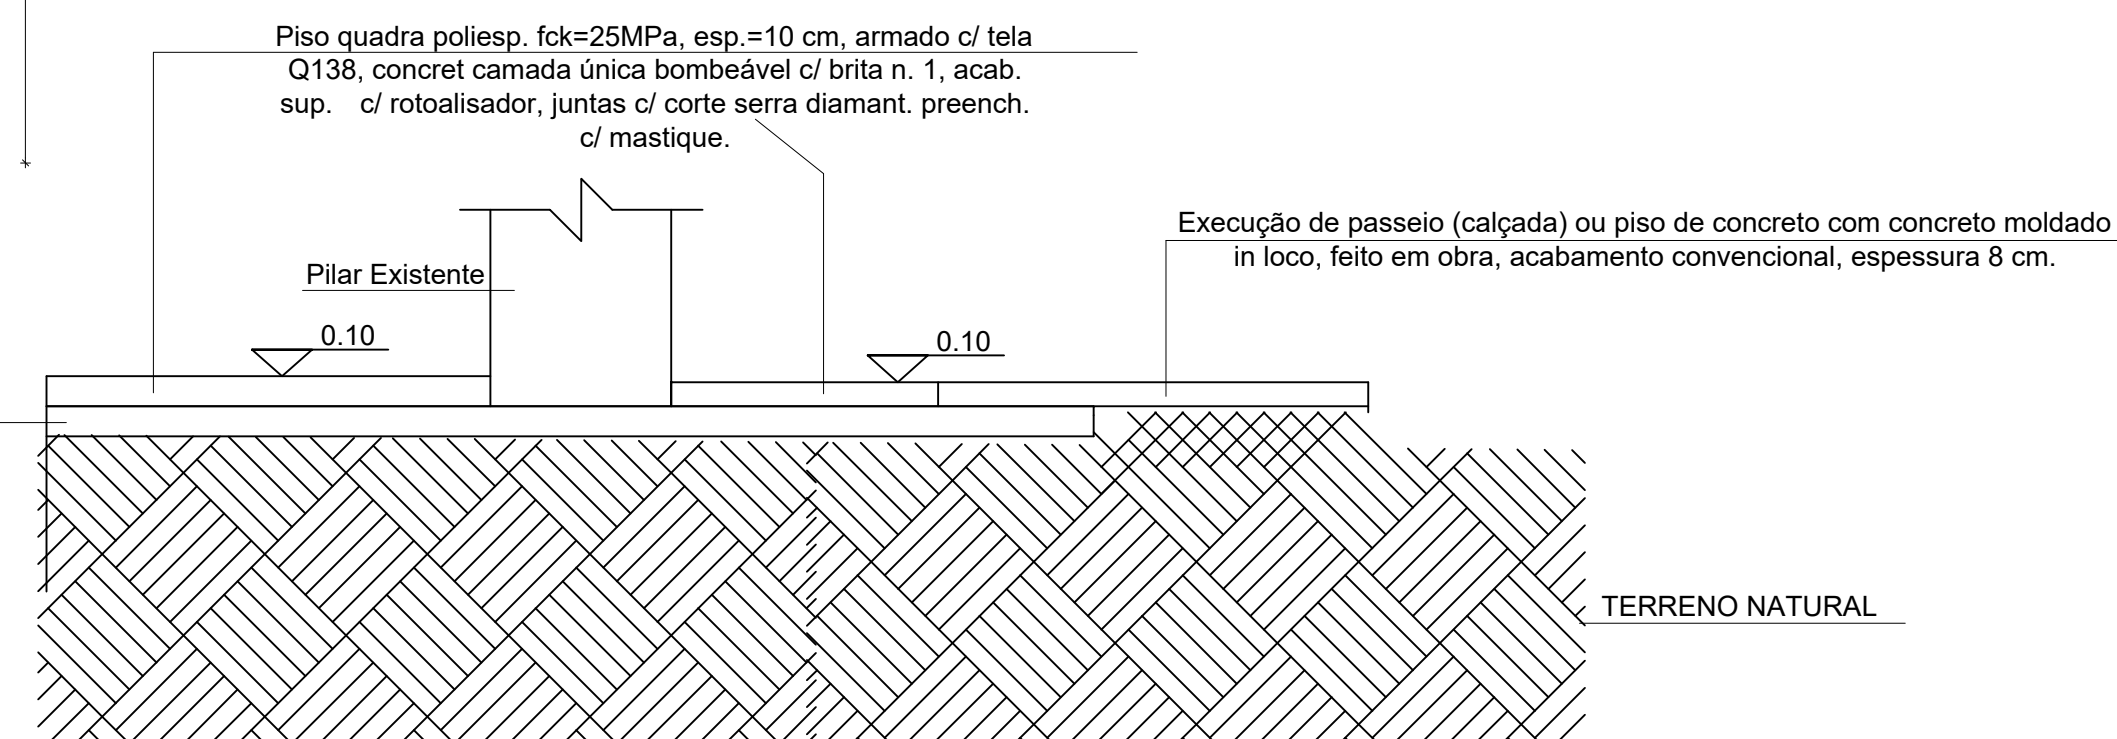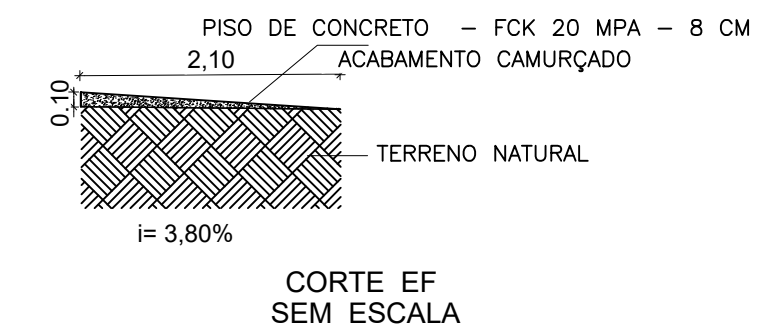

CORTE GH
Escala: 1/25

PREFEITURA DE VILA PAVÃO/ES

SECRETARIA MUNICIPAL DE DESENVOLVIMENTO ECONÔMICO

semde@vilapavao.es.gov.br vilapavao.es.gov.br
(27) 3753-1001
Rua Travessa Pavão, n° 80, Centro - Vila Pavão/ES

Prefeitura de Vila Pavão/ES:

PROJETO ARQUITETÔNICO

OBRA:	REFORMA DE QUADRA POLIESPORTIVA	ESCALA:	INDICADAS
ENDEREÇO DA OBRA:	RUA PRESIDENTE MÉDICE, DISTRITO DE PRAÇA RICA, VILA PAVÃO/ES		
PROPRIETÁRIO:	MUNICÍPIO DE VILA PAVÃO	CNPJ:	36.350.346/0001-67
ENDEREÇO DO PROPRIETÁRIO:	RUA TRAVESSA PAVÃO, N° 80, BAIRRO CENTRO, VILA PAVÃO/ES		
CONTEÚDO:	PLANTA BAIXA - QUADRA POLIESPORTIVA - DETALHE PISO FACHADA		
DESENHO:	SEMDE		
DATA:	JANEIRO / 2020		
FRANCHA:	01/03		
RESPONSÁVEL TÉCNICO:	THIAGO DIAS BARLEZ CREA - 48764/D - ES		
PROPRIETÁRIO:	PREFEITURA DE VILA PAVÃO		