





1 FOTO AÉREA  
SEM ESCALA

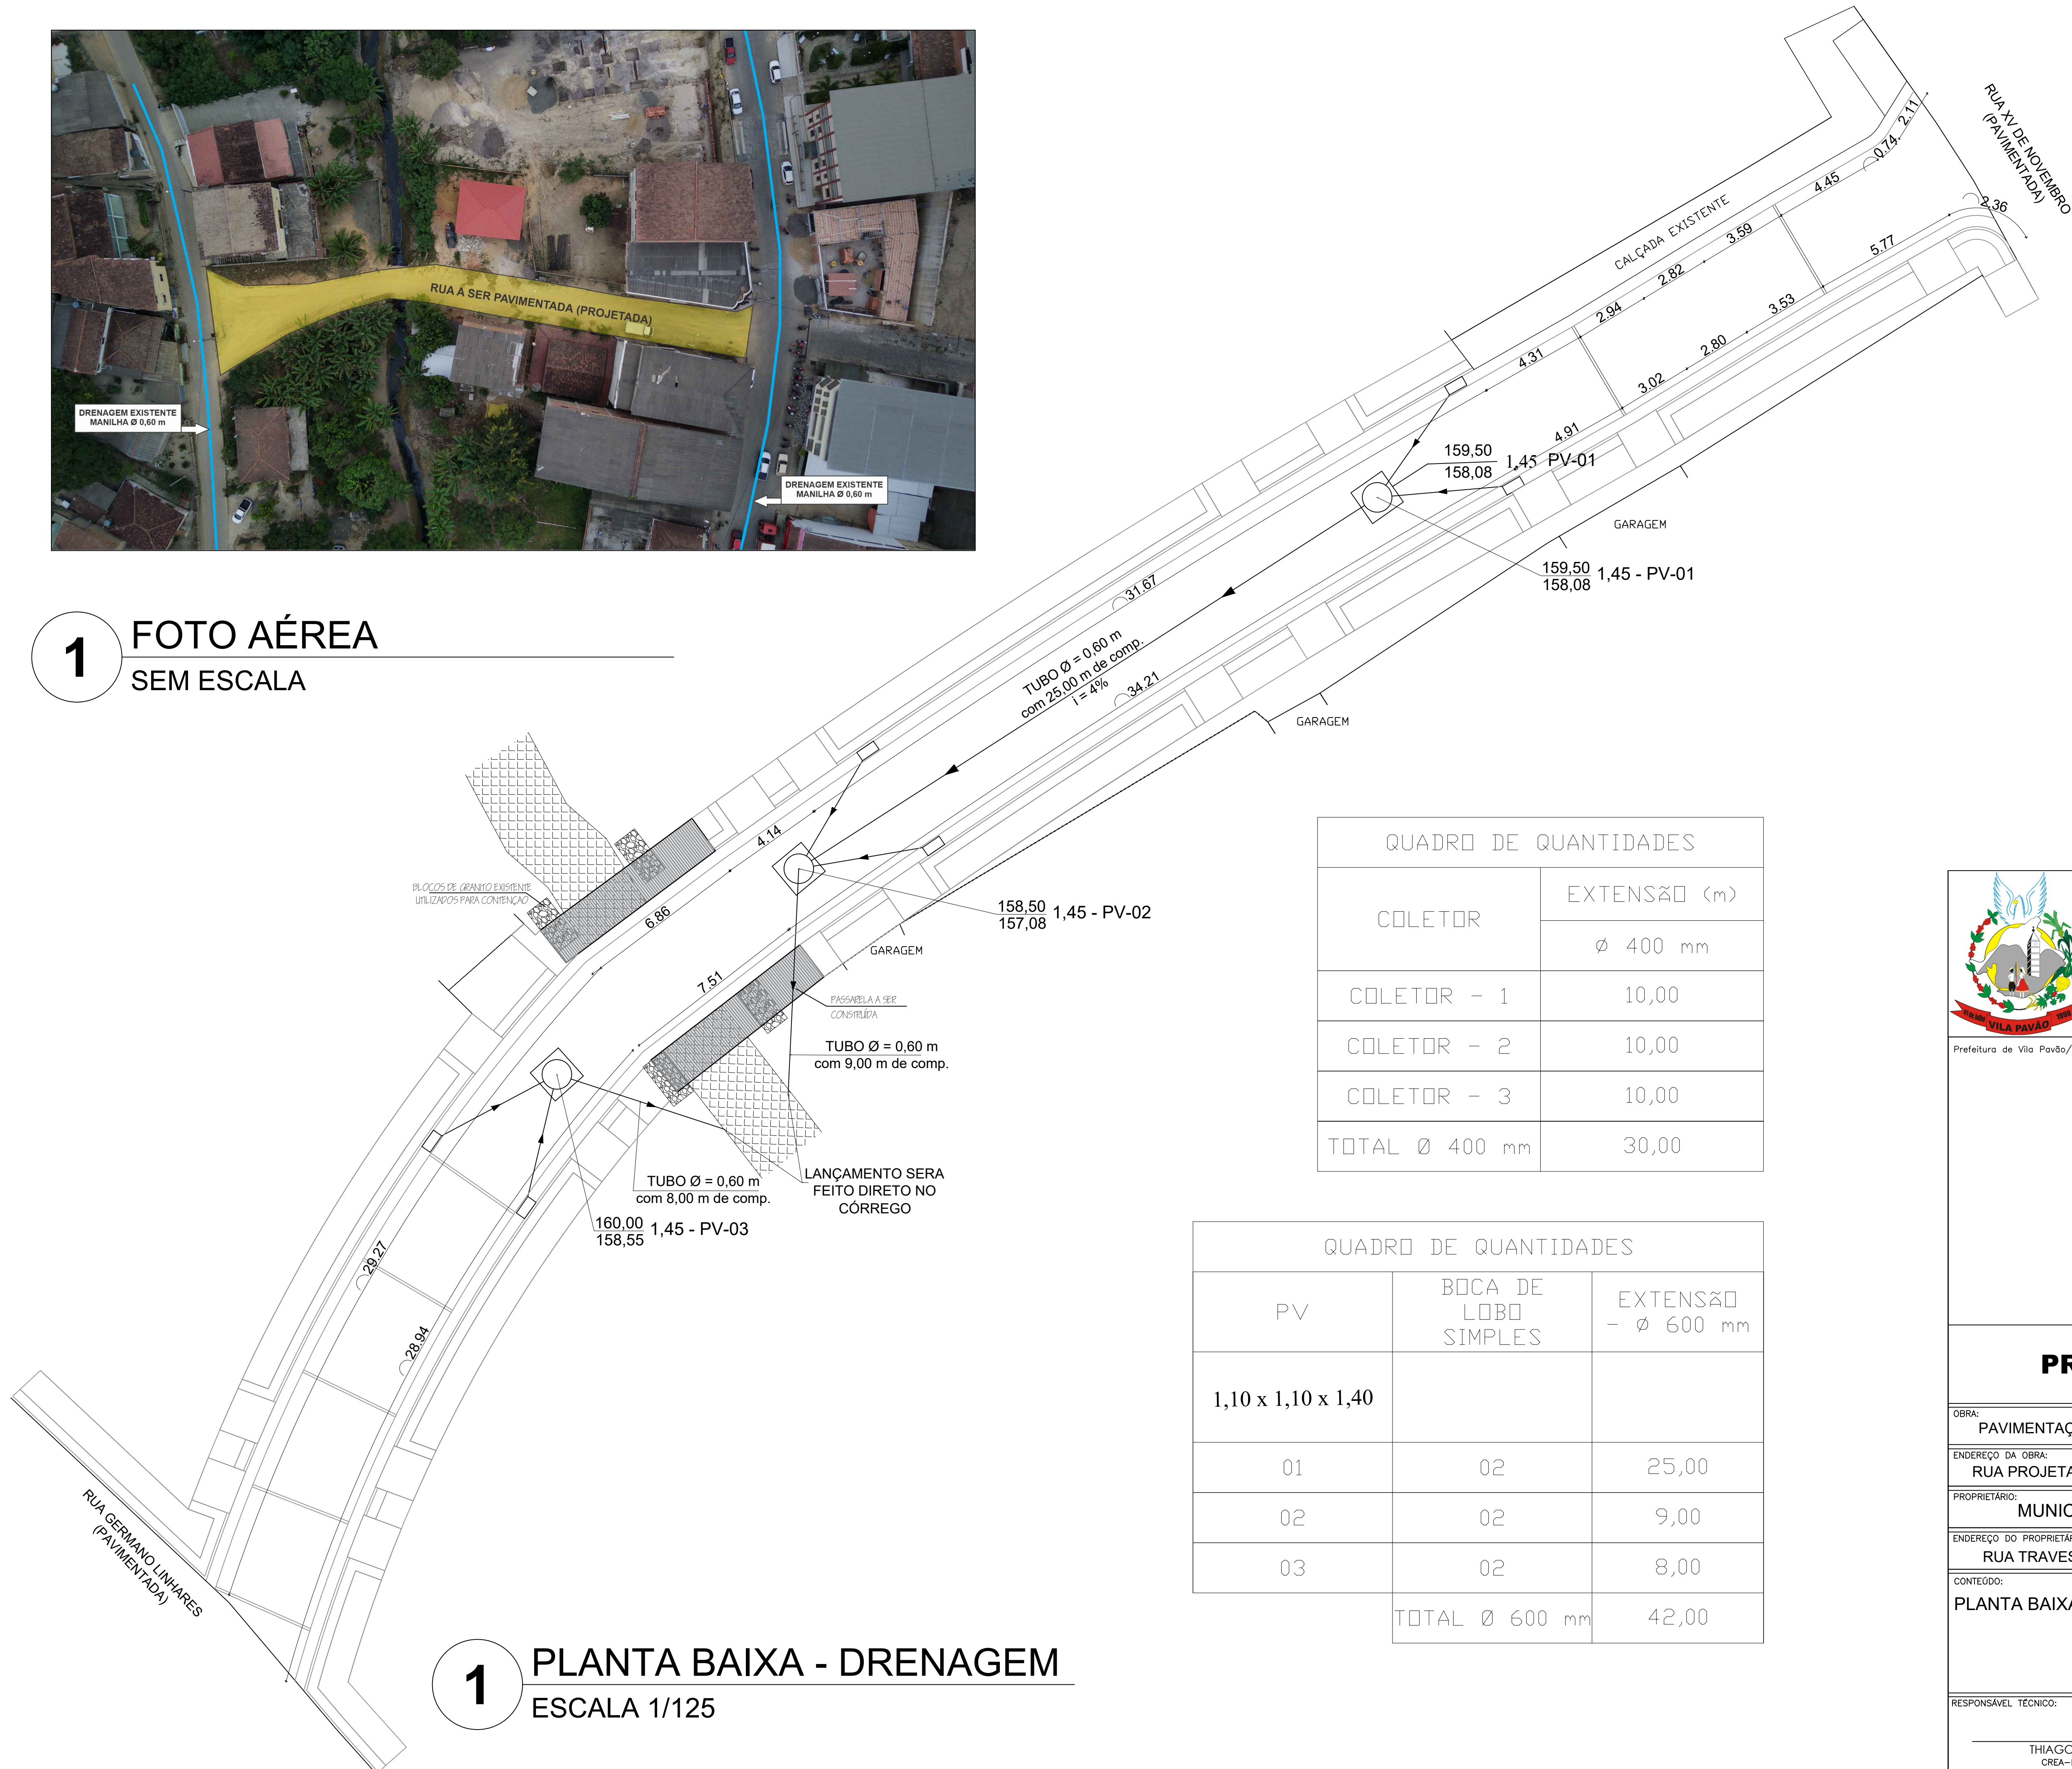

1 PLANTA BAIXA - DRENAGEM  
ESCALA 1/125

QUADRO DE QUANTIDADES	
COLETOR	EXTENSÃO (m)
	Ø 400 mm
COLETOR - 1	10,00
COLETOR - 2	10,00
COLETOR - 3	10,00
TOTAL Ø 400 mm	30,00

QUADRO DE QUANTIDADES		
PV	Boca de Lobo Simples	EXTENSÃO - Ø 600 mm
1,10 x 1,10 x 1,40		
01	02	25,00
02	02	9,00
03	02	8,00
TOTAL Ø 600 mm		42,00



**PREFEITURA DE VILA PAVÃO/ES**  
SECRETARIA MUNICIPAL DE DESENVOLVIMENTO ECONÔMICO  
vilapavao.es.gov.br  
semde@vilapavao.es.gov.br  
(27) 3753-1001  
Rua Travessa Pavão, nº 80, Centro - Vila Pavão/ES

Prefeitura de Vila Pavão/ES:

### PROJETO DE DRENAGEM

OBRA:	PAVIMENTAÇÃO DE RUAS	ESCALA:	INDICADAS	
ENDEREÇO DA OBRA:	RUA PROJETADA - BAIRRO CENTRO			
PROPRIETÁRIO:	MUNICÍPIO DE VILA PAVÃO	CNPJ:	36.350.346/0001-67	
ENDEREÇO DO PROPRIETÁRIO:	RUA TRAVESSA PAVÃO, Nº 80, BAIRRO CENTRO, VILA PAVÃO/ES			
CONTEÚDO:	PLANTA BAIXA DRENAGEM		DESENHO:	THIAGO DIAS BERLESE
			DATA:	JUNHO/2021
			PRANCHA:	01/02
RESPONSÁVEL TÉCNICO:	THIAGO DIAS BERLESE CREA-ES 0048764/D		PROPRIETÁRIO:	PREFEITURA DE VILA PAVÃO