



PLANTA BAIXA - PALCO
ESCALA 1/50

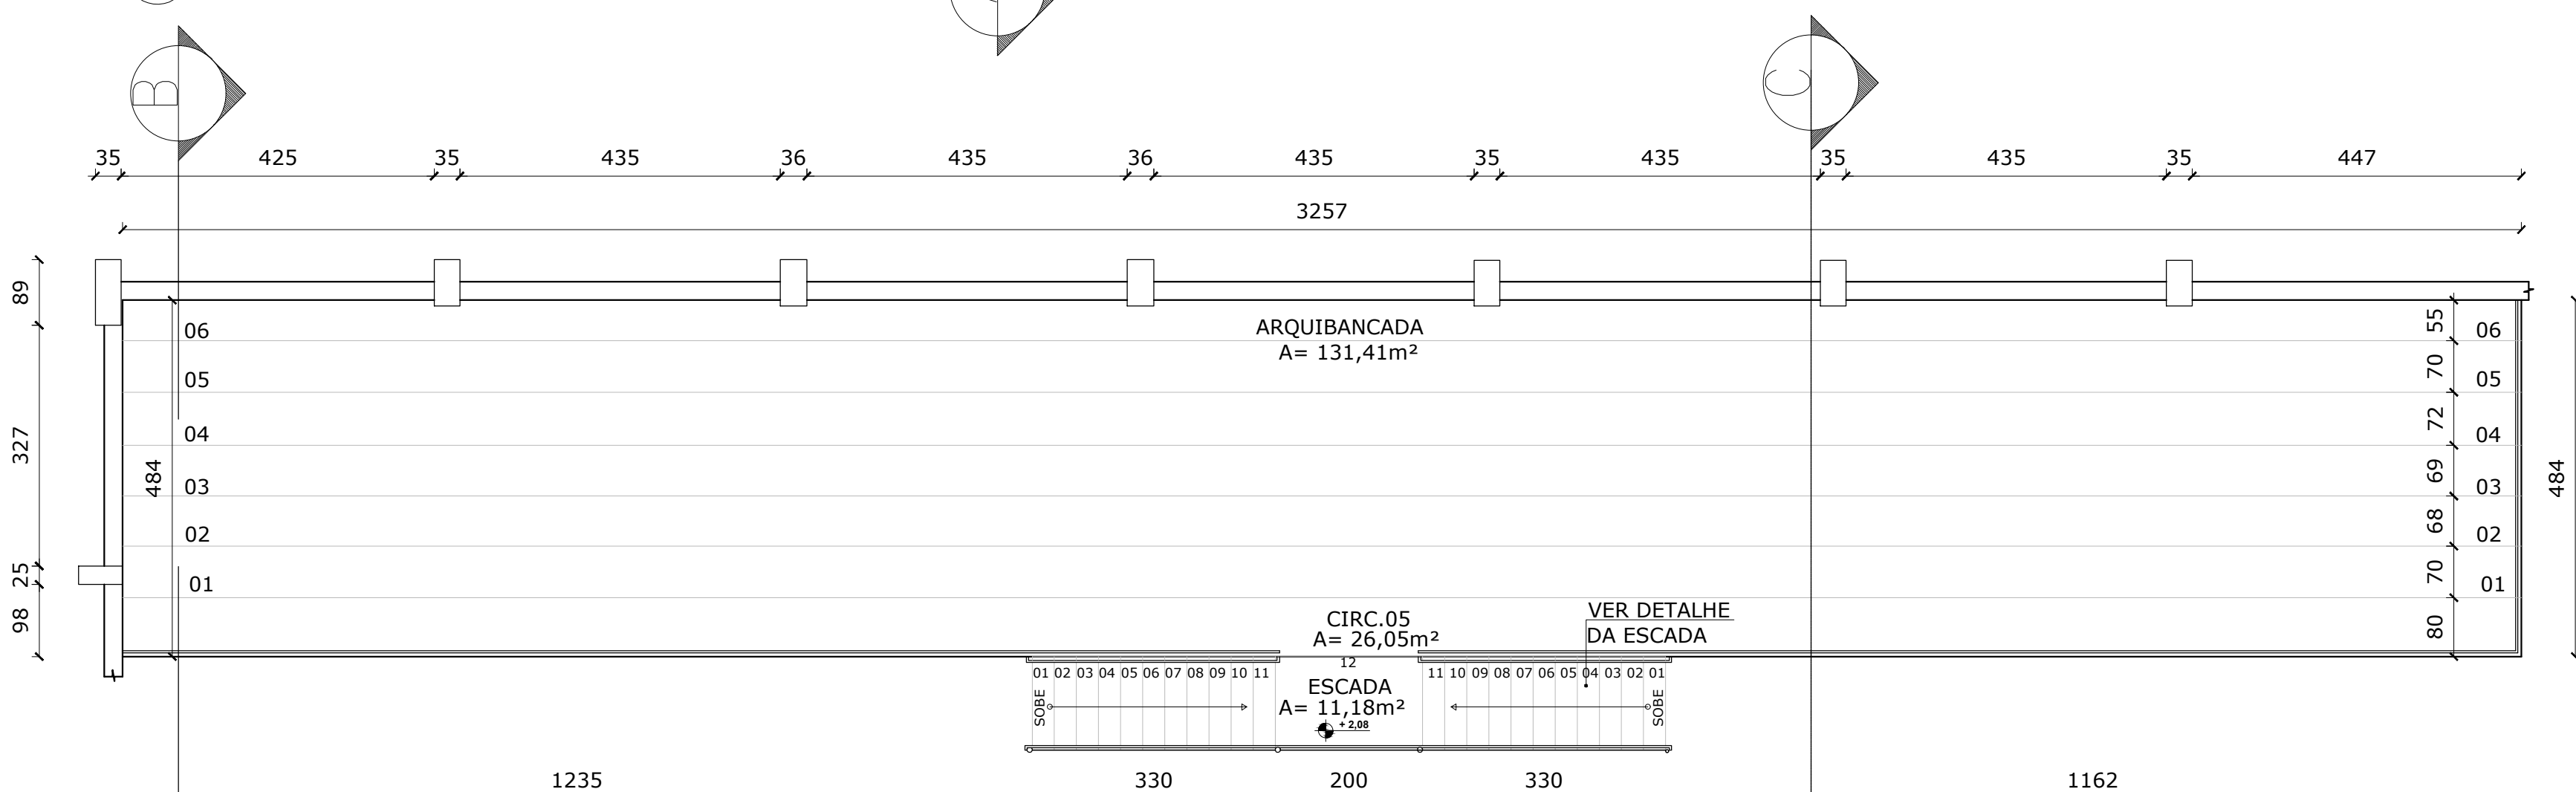

PLANTA BAIXA -ARQUIBANCADA
ESCALA 1/50

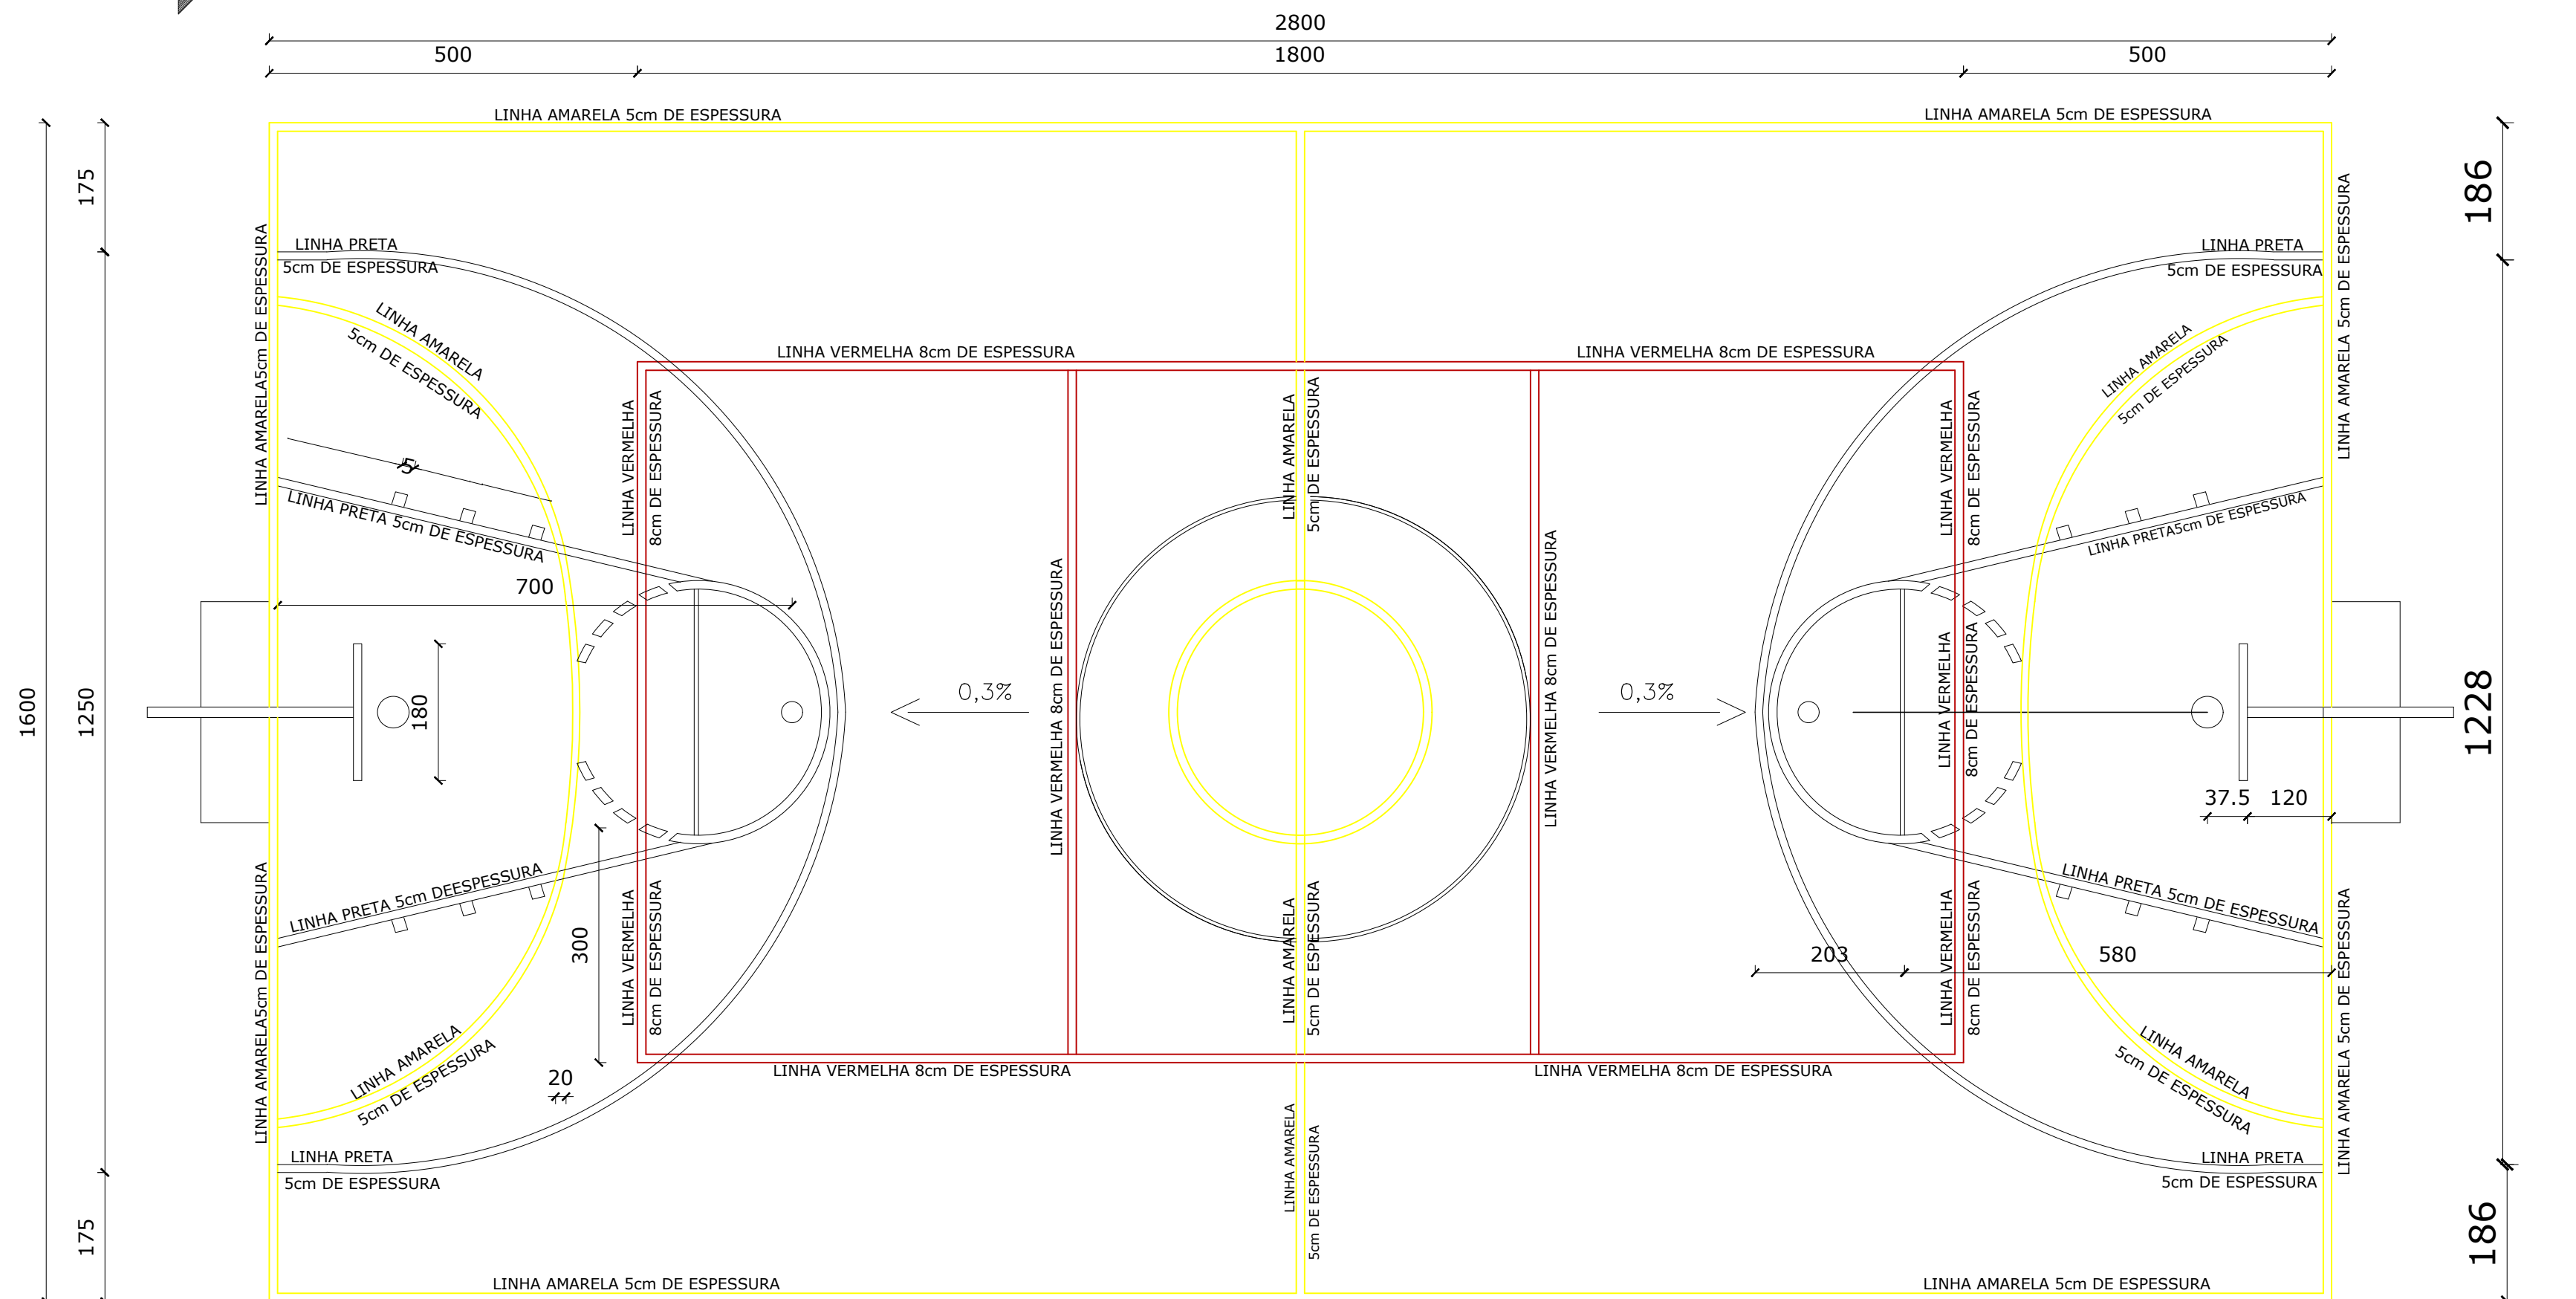

PLANTA BAIXA - QUADRA
ESCALA 1/50



ESCALADA DE ACESSO A
ARQUIBANCADA/OBS:
FAZER ENTUOLAMENTO EM
BAIXO DA ESCADA

DETALHE DE ESCADA DE ACESSO ARQUIBANCADA
ESCALA 1/50

PREFEITURA DE VILA PAVÃO/ES

SECRETARIA MUNICIPAL DE DESENVOLVIMENTO ECONÔMICO

semde@vilapavao.es.gov.br vilapavao.es.gov.br
(27) 3753-1001

Rua Travessa Pavão, nº 80, Centro - Vila Pavão/ES

Prefeitura de Vila Pavão/ES:

PROJETO ARQUITETÔNICO

OBRA:	REFORMA DO GINÁSIO POLIESPORTIVO "ARTHUR KRUGER"	ESCALA:	INDICADAS
ENDEREÇO DA OBRA:	RUA ADELAIDE RAMLOW, BAIRRO ONDINA, VILA PAVÃO/ES		
PROPRIETÁRIO:	MUNICÍPIO DE VILA PAVÃO	CNPJ:	36.350.346/0001-67
ENDEREÇO DO PROPRIETÁRIO:	RUA TRAVESSA PAVÃO, Nº 80, BAIRRO CENTRO, VILA PAVÃO/ES		
CONTEÚDO:	PLANTA BAIXA PALCO PLANTA BAIXA ARQUIBANCADA PLANTA BAIXA QUADRA		
DESENHO:	ANANDA NOBRE		
DATA:	JANEIRO / 2022		
PRANCHAS:	03/06		
RESPONSÁVEL TÉCNICO:	GRAZIANI SARDE CREA - 011150/D		
PROPRIETÁRIO:	PREFEITURA DE VILA PAVÃO		