


Lista de Materiais	
Aparelho	
Bebedouro	
25mm x 1/2"	22 pçs
Chuveiro	
25mm x 3/4"	12 pçs
Ducha higiênica	
25mm x 1/2"	42 pçs
Módulo de Descarga Descontinua	3"
3"	13 pçs
Máquina de Lava Roupa	
25mm x 3/4"	2 pçs
Torneira de Pia de Cozinha	
25mm - 3/4"	8 pçs
Torneira de Tanque de Lavar	
25mm x 3/4"	7 pçs
Torneira de lavatório	
25 mm - 1/2"	70 pçs
Vaso Sanitário c/ cx. acoplada	
1/2"	48 pçs
Materiais	
Registro branco de gaveta industrial	
1"	2 pçs
Registro de Chuveiro branco PVC	
3/4"	2 pçs
Registro de gaveta branco AENIT	
3/4"	79 pçs
Materiais Plásticos	
Pressatubo micrômetro cromado	
3/4"	13 pçs
PVC Acessórios	
Engate flexível cobre cromado com canopla	
1/2 - 30cm	48 pçs
Engate flexível plástico	
1/2 - 30cm	92 pçs
PVC misto soldável	
PVC de redução soldável c/ rosca	
25 mm - 1/2"	48 pçs
PVC rígido soldável	
Adapt sold. c/ flange livre p/ cx. d' água	
75 mm - 2 1/2"	1 pçs
Adapt sold. curto oboia-rosca p registro	
25 mm - 3/4"	122 pçs
32 mm - 1"	4 pçs
Bucha de redução sold. curta	
32 mm - 25 mm	1 pçs
Curva 90° soldável	
50 mm	4 pçs
50 mm	1 pçs
Joelho 45° soldável	
50 mm	1 pçs
Joelho 90° soldável	
25 mm	196 pçs
32 mm	4 pçs
Joelho de redução 90° soldável	
32 mm - 25 mm	2 pçs
Luva de correr p/ tubo	
50 mm	1 pçs
Luva de redução soldável	
32 mm - 25 mm	2 pçs
Lua soldável	
25 mm	7 pçs
Tubos	
25 mm	479,73 m
32 mm	6,83 m
50 mm	69,87 m
Ta 90° soldável	
25 mm	160 pçs
1/4 de redução 90° soldável	
32 mm - 25 mm	5 pçs
PVC soldável azul c/ bucha latão	
Joelho 90° soldável com bucha de latão	
25 mm - 3/4"	42 pçs
32 mm - 1"	134 pçs
32 mm - 1"	
Reservatório cilíndrico	
Fibra de vidro	
20000 L	1 pçs

Legenda detalhada		
3	Registro bruto gaveta ABNT c/PVC soldável	
	Metais	
	Registro de gaveta bruto ABNT	1pc
	3/4"	
	PVC rígido soldável	
	Adapt sold curto oboles-rosca p registro	
	25 mm - 3/4"	2pc
4	Registro bruto gaveta Industrial c/PVC soldável	
	Metais	
	Registro bruto de gaveta industrial	1pc
	1"	
	PVC rígido soldável	
	Adapt sold curto oboles-rosca p registro	
	32 mm - 1"	2pc
5	Registro de chuveiro branco	
	Metais	
	Registro de Chuveiro branco PVC	1pc
	3/4"	

Legenda	
	Registro bruto gaveta ABNT c/PVC soldável
	Registro bruto gaveta Industrial c/PVC soldável
	Registro de chuveiro branco

	Legenda das indicações
BE	Bedreadouro com joelho de 90° - 25 mm - 1/2"
DH	Luva Higiénica - 25 mm x 1 1/2"
LV	Lavatório com joelho de 90° - 25 mm - 1/2"
MIC	Mictório c/ lava, ovalada de descarga, com joelho de 90° - 25 mm - 3/4"
MLR	Máquina de lavar roupa com joelho de 90° - 25 mm - 3/4"
PIA	Plia de cozinha com joelho de 90° - 25 mm - 3/4"
RG	Registro bruto gaveta ABNT c/PVC soldável - 3/4"
RG	Registro bruto gaveta Industrial c/PVC soldável - 1"
Salda	Salda livres - 25 mm
TJR	Tanque de lavar com joelho de 90° - 25 mm - 3/4"
TLR	Vaso sanitário com caixa acoplada - 3/4"

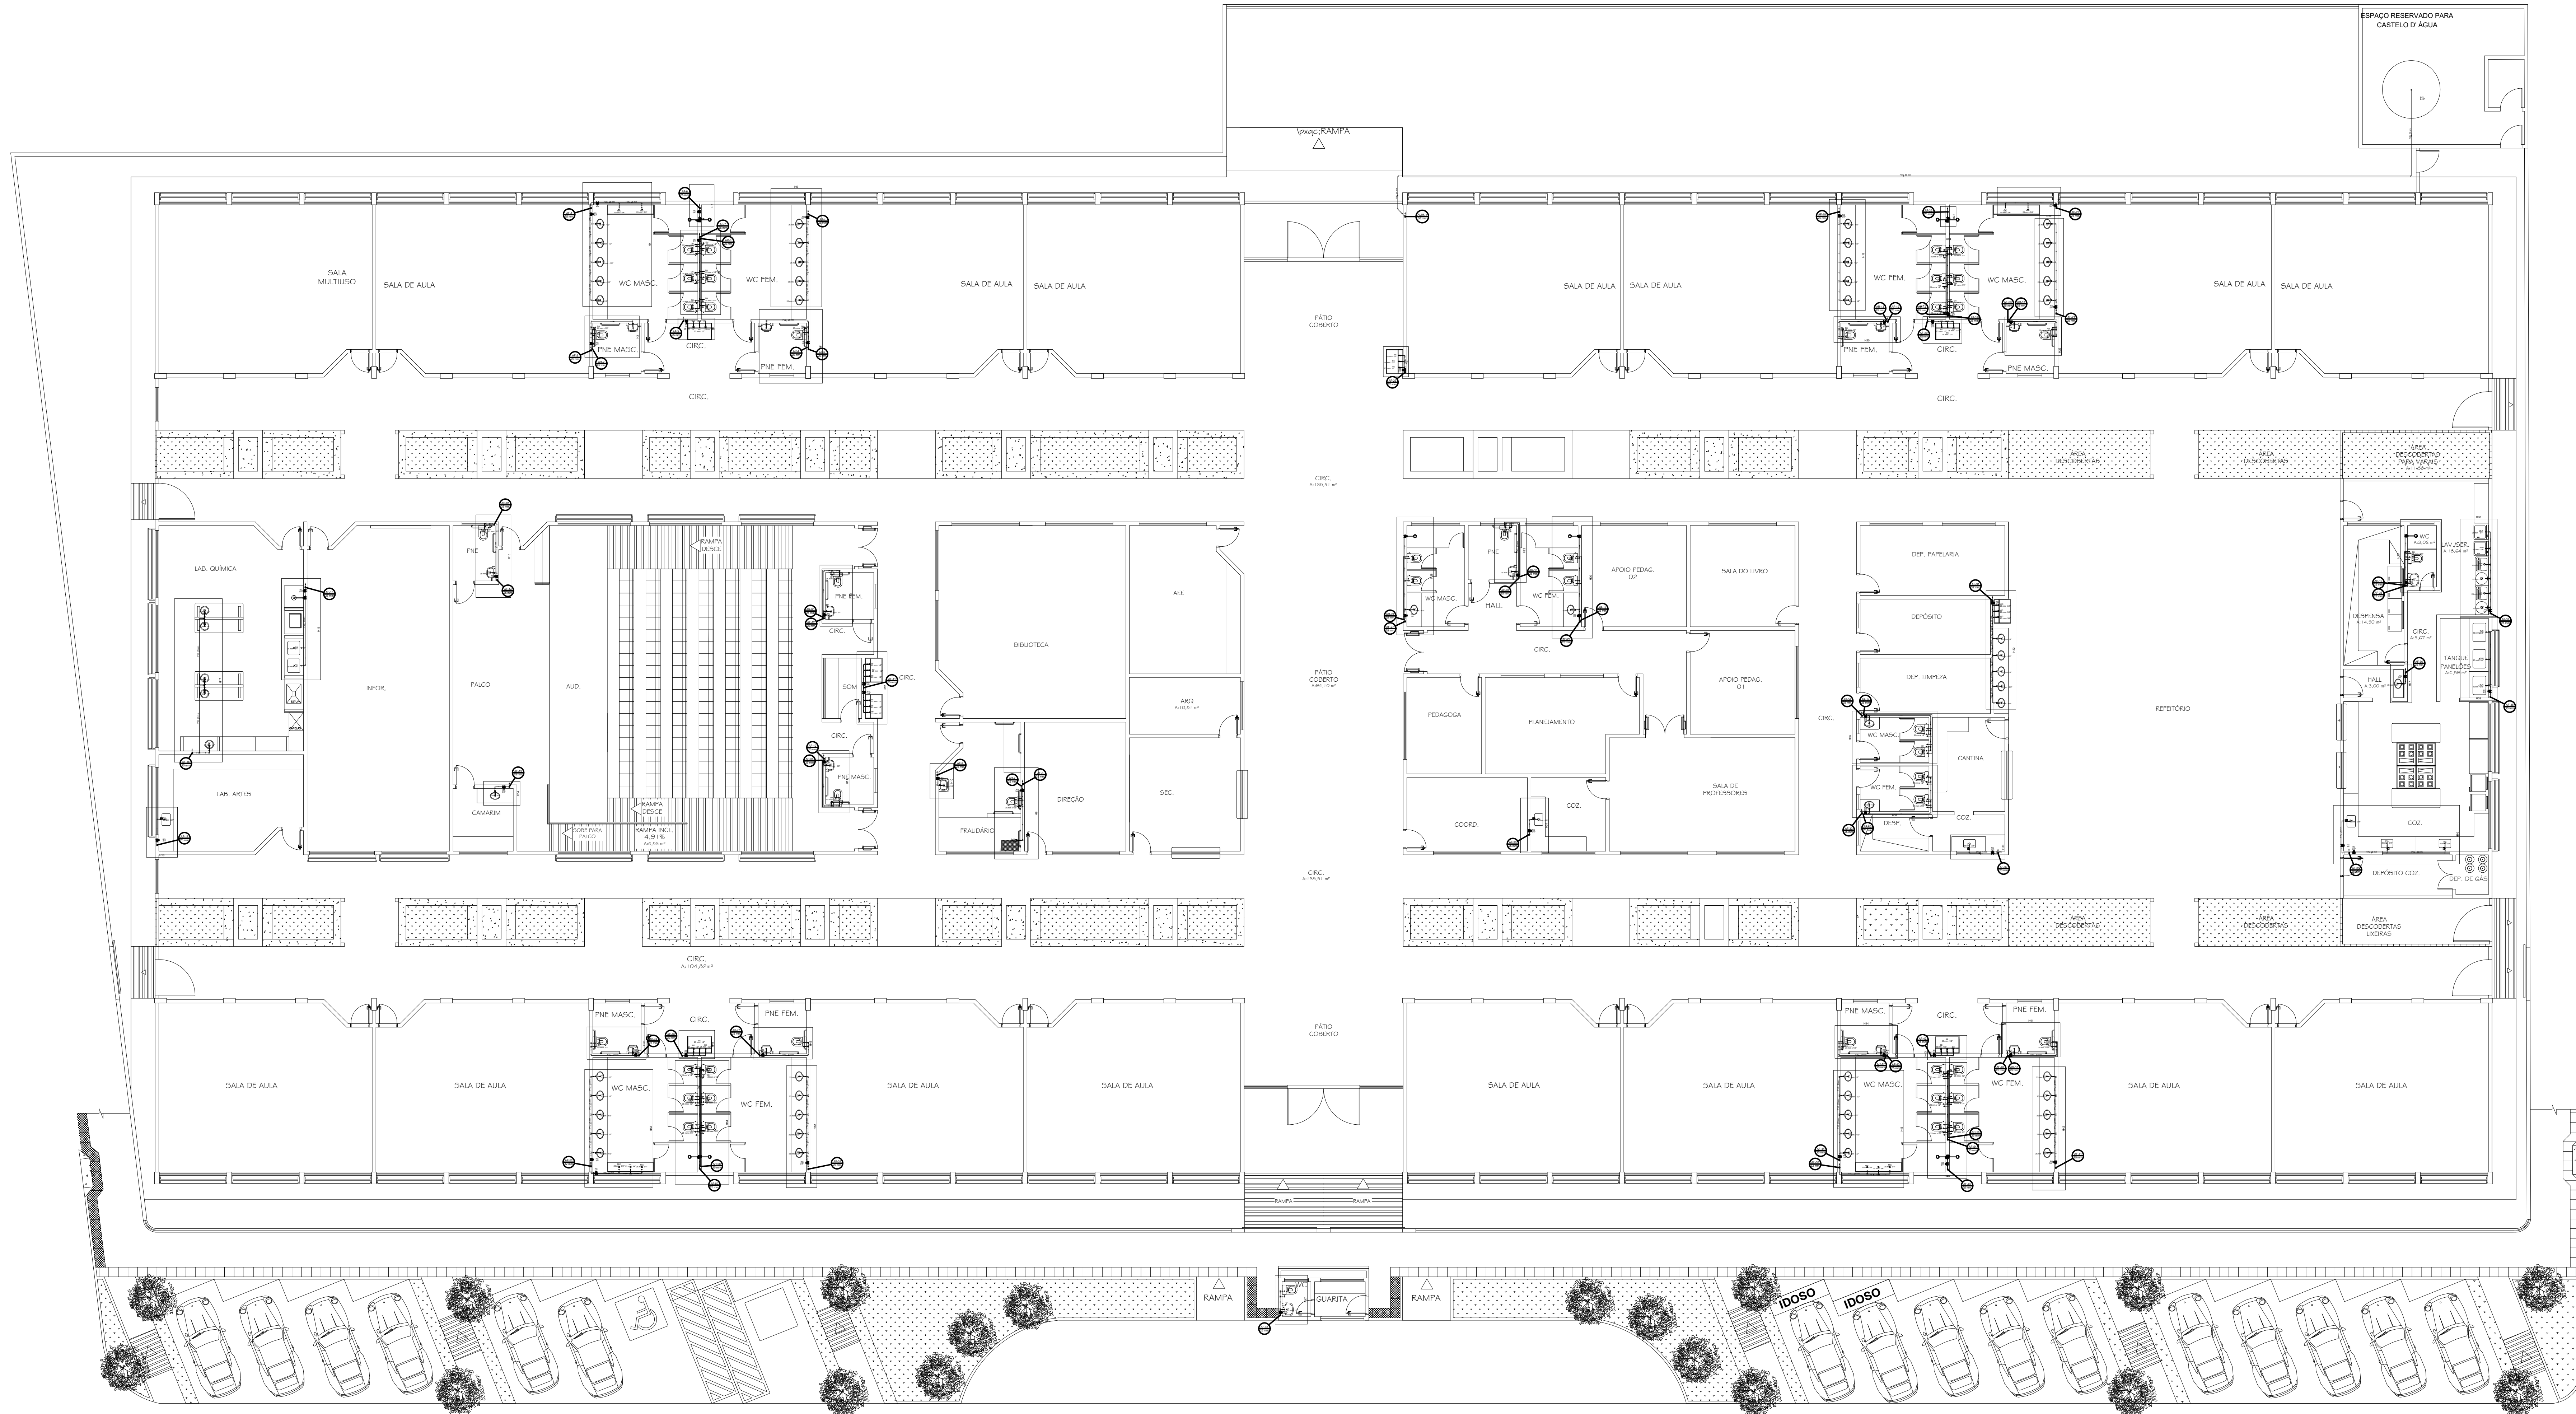


PLANTA BAIXA - PAVIMENTO TÉRRECO

ESCALA - 1:150

REVISÃO

[illegible]

PROJETO HIDROSSANITÁRIO

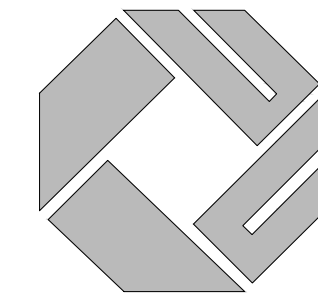ML
ENGENHARIA & PROJETO

PROPRIETÁRIO

MUNICÍPIO DE VILA PAVÃO CNPJ: 36.350.346/0001-67

AUTOR DO PROJETO

CARLOS RAPHAEL MONTEIRO DE LEMOS - CREA 011840/D - ES

INFORMAÇÕES DA OBRA

DESCRIÇÃO DA PLANTA : PLANTA BAIXA - PAVIMENTO TERREIO		
TÍTULO DA OBRA : CONSTRUÇÃO DA EMIF ISTHIER DA COSTA SANTOS		
ENDEREÇO DA OBRA : RUA ADECLINIO DUARTE, S/Nº - BAIRRO NOVA MUNIQUE - VILA PAVÃO - IS		
DISENHO: EQUIPE ML PROJETOS	DATA: DEZEMBRO/2021	ESCALA: 1:100
NºDO ARQUIVO CAD: 041-001-11DR-1R0.DWG	NºDO PROJETO: 11DR0143	NºDA FRANCHIA: 010/08

AVENIDA ELDES SCHERRER DE SOUZA, Nº1025, CENTRO EMPRESARIAL DA SERRA
SALA 616-CEP:29.165-680-PARQUE RESIDENCIAL DE LARANJEIRAS-SERRA/ES
TEL:459273060-8013 +55273060-8208