



O XV

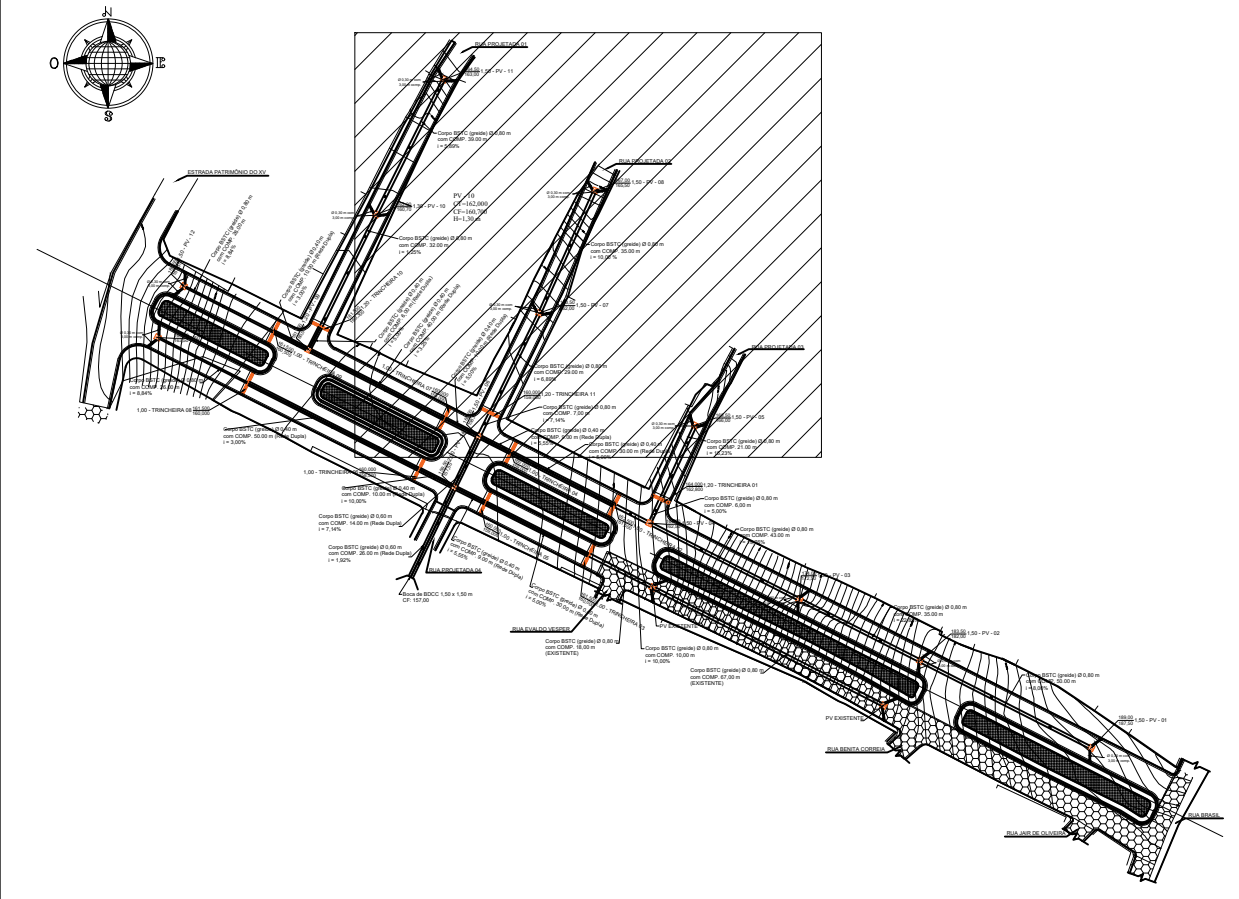

1 PLANTA DE SITUAÇÃO
SEM ESCALA

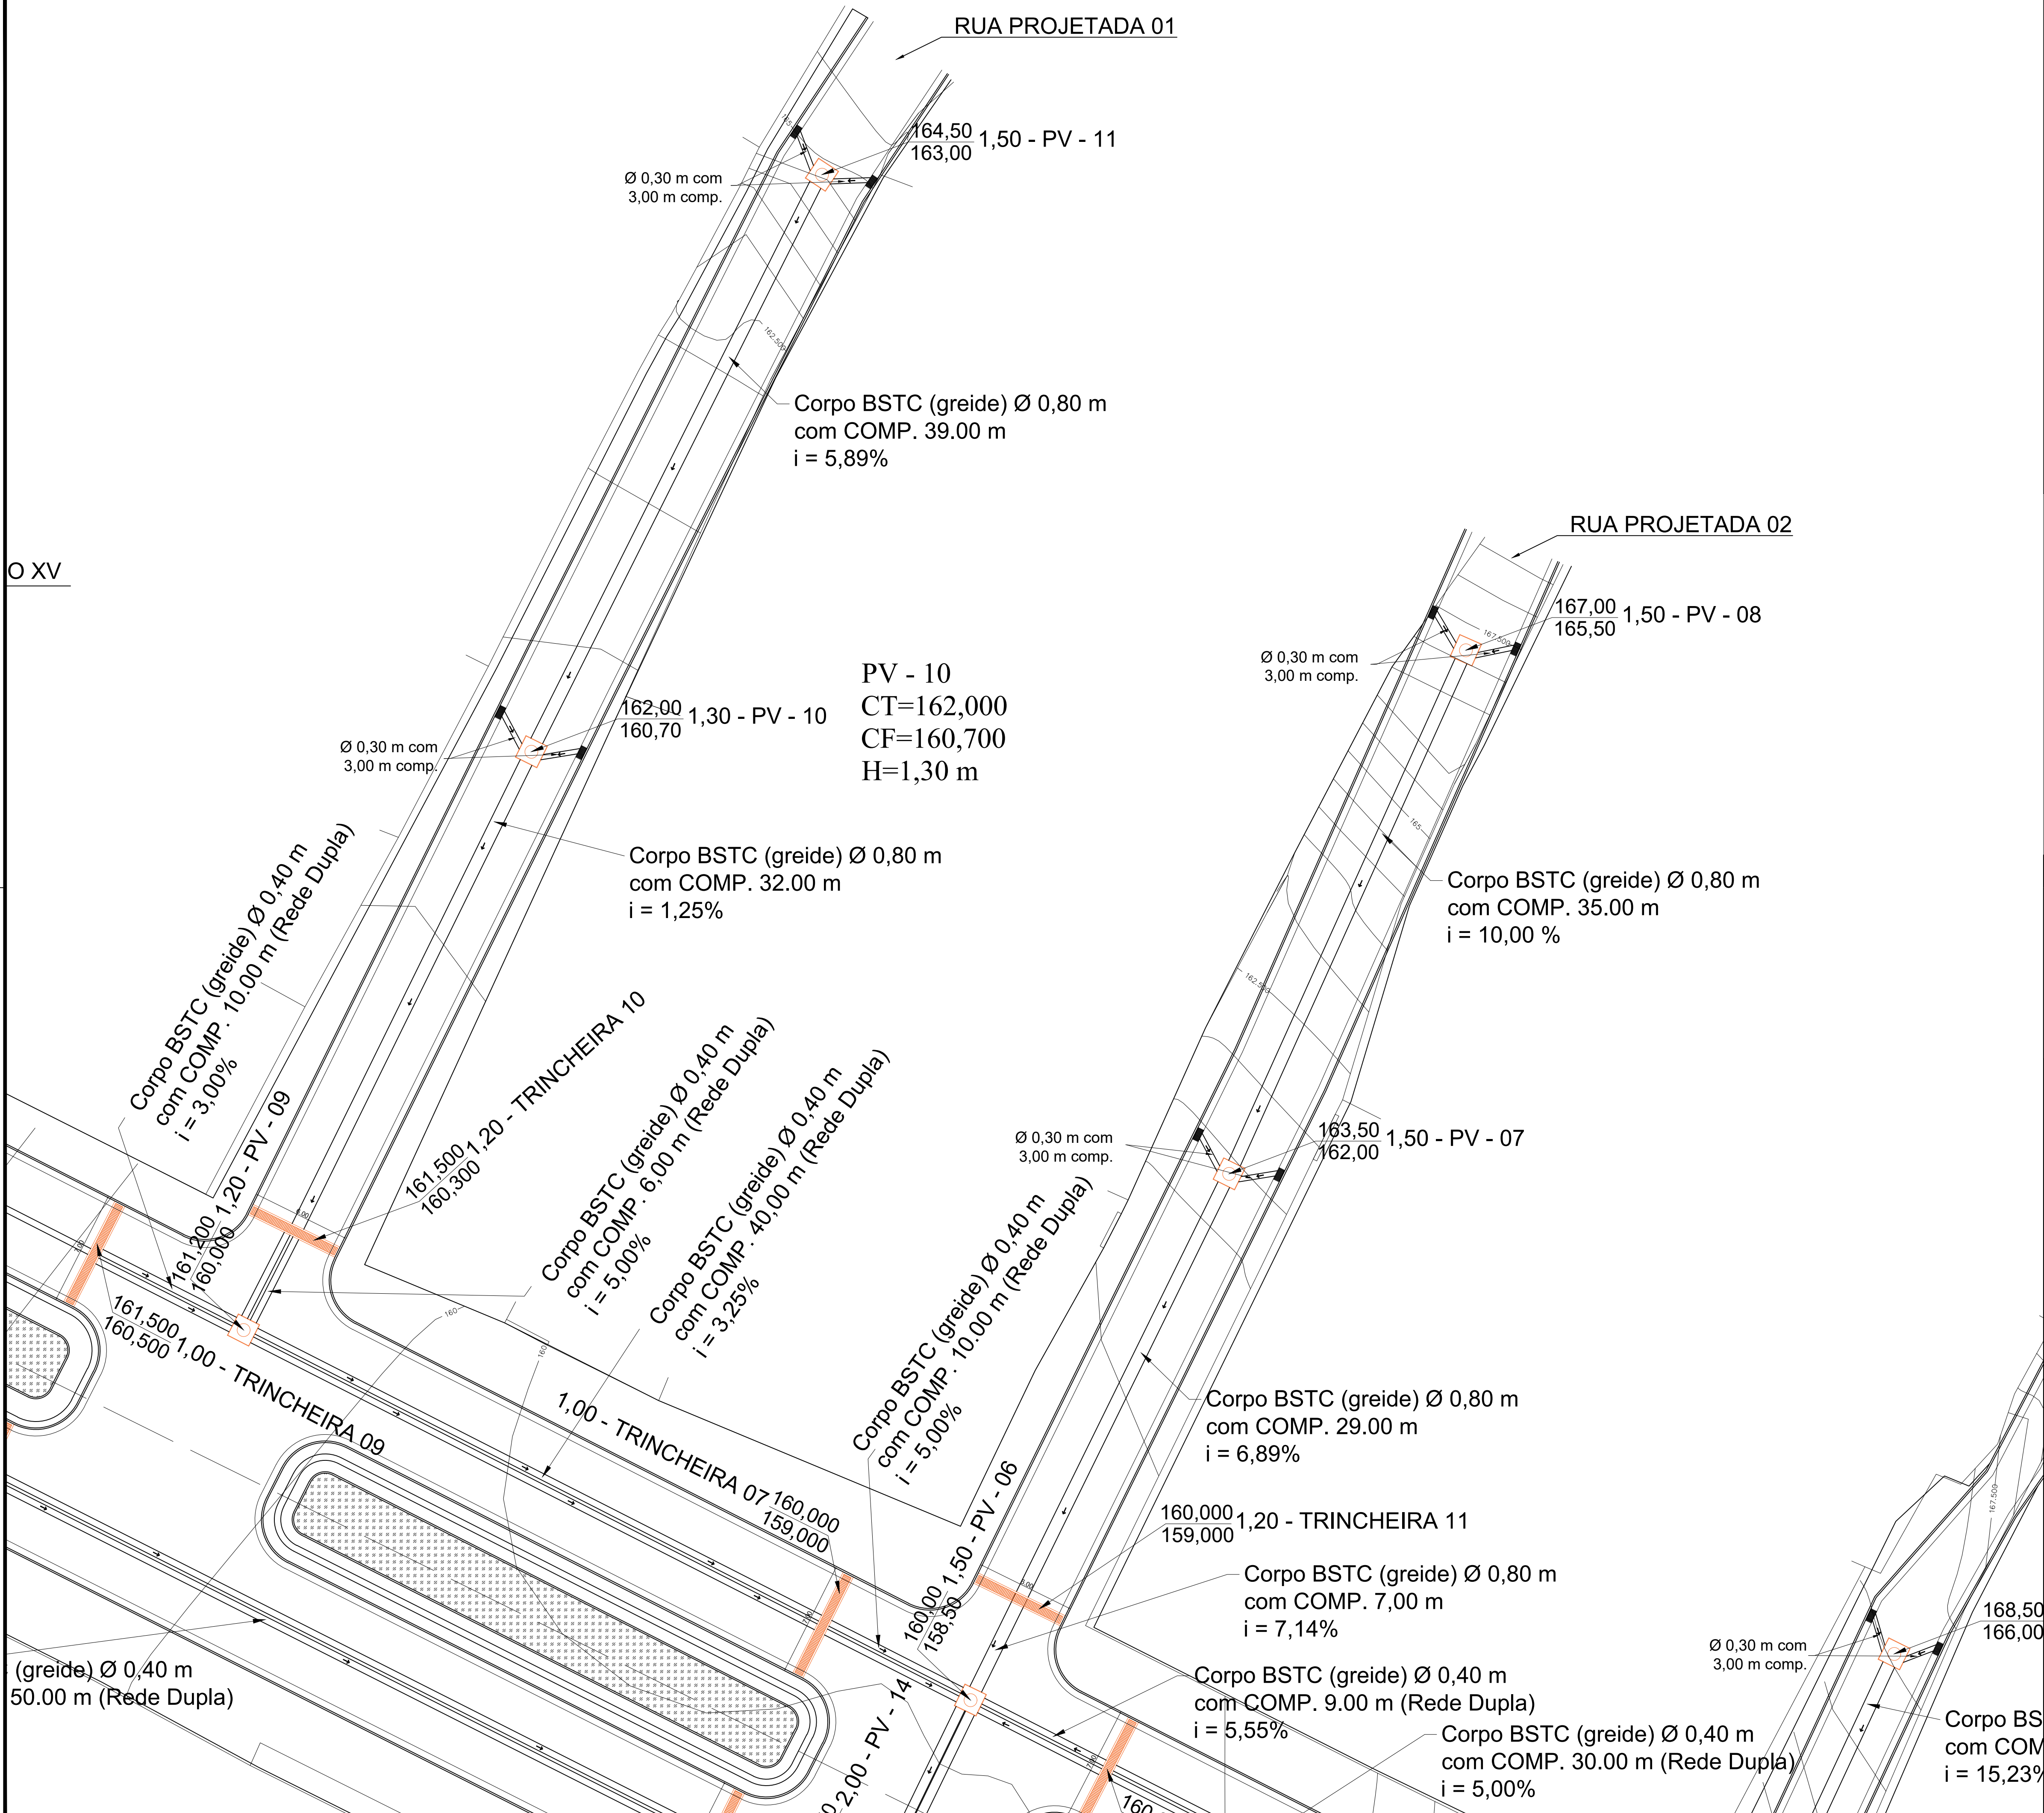

PREFEITURA DE VILA PAVÃO/ES
SECRETARIA MUNICIPAL DE DESENVOLVIMENTO ECONÔMICO
vilapavao.es.gov.br
semde@vilapavao.es.gov.br
(27) 3753-1001
Rua Travessa Pavão, nº 80, Centro - Vila Pavão/ES

DRENAGEM

OBRA: PAVIMENTAÇÃO DE RUAS		ESCALA: 1/500
ENDEREÇO DA OBRA: AVENIDA VEREADOR THEODORO BRAUN – RUA PROJETADA 01 RUA PROJETADA 02 – RUA PROJETADA 03 – RUA PROJETADA 04		
PROPRIETÁRIO: MUNICÍPIO DE VILA PAVÃO		CNPJ: 36.350.346/0001-67
ENDEREÇO DO PROPRIETÁRIO: RUA TRAVESSA PAVÃO, Nº 80, BAIRRO CENTRO, VILA PAVÃO/ES		
CONTEÚDO: PLANTA BAIXA – DRENAGEM		DESENHO: PEDRO MANTOVANELLI
		DATA: JANEIRO/24
		PRANCHA: 03/08
RESPONSÁVEL TÉCNICO: Documento assinado digitalmente gov.br JULIANA TEIXEIRA FONSECA Data: 2024.01.24 15:45:03 Verifique em https://validar.sil.gov.br		PROPRIETÁRIO: UELIKSON BOONE:06975184771 PREFEITURA DE VILA PAVÃO



INFORMAÇÕES DO DOCUMENTO

Documento capturado em 20/05/2024 17:00:41 (HORÁRIO DE BRASÍLIA - UTC-3)
por UELIKSON BOONE (CIDADÃO)
Valor Legal: CÓPIA SIMPLES | Natureza: DOCUMENTO NATO-DIGITAL

A disponibilidade do documento pode ser conferida pelo link: <https://e-docs.es.gov.br/d/2024-6625S6>