
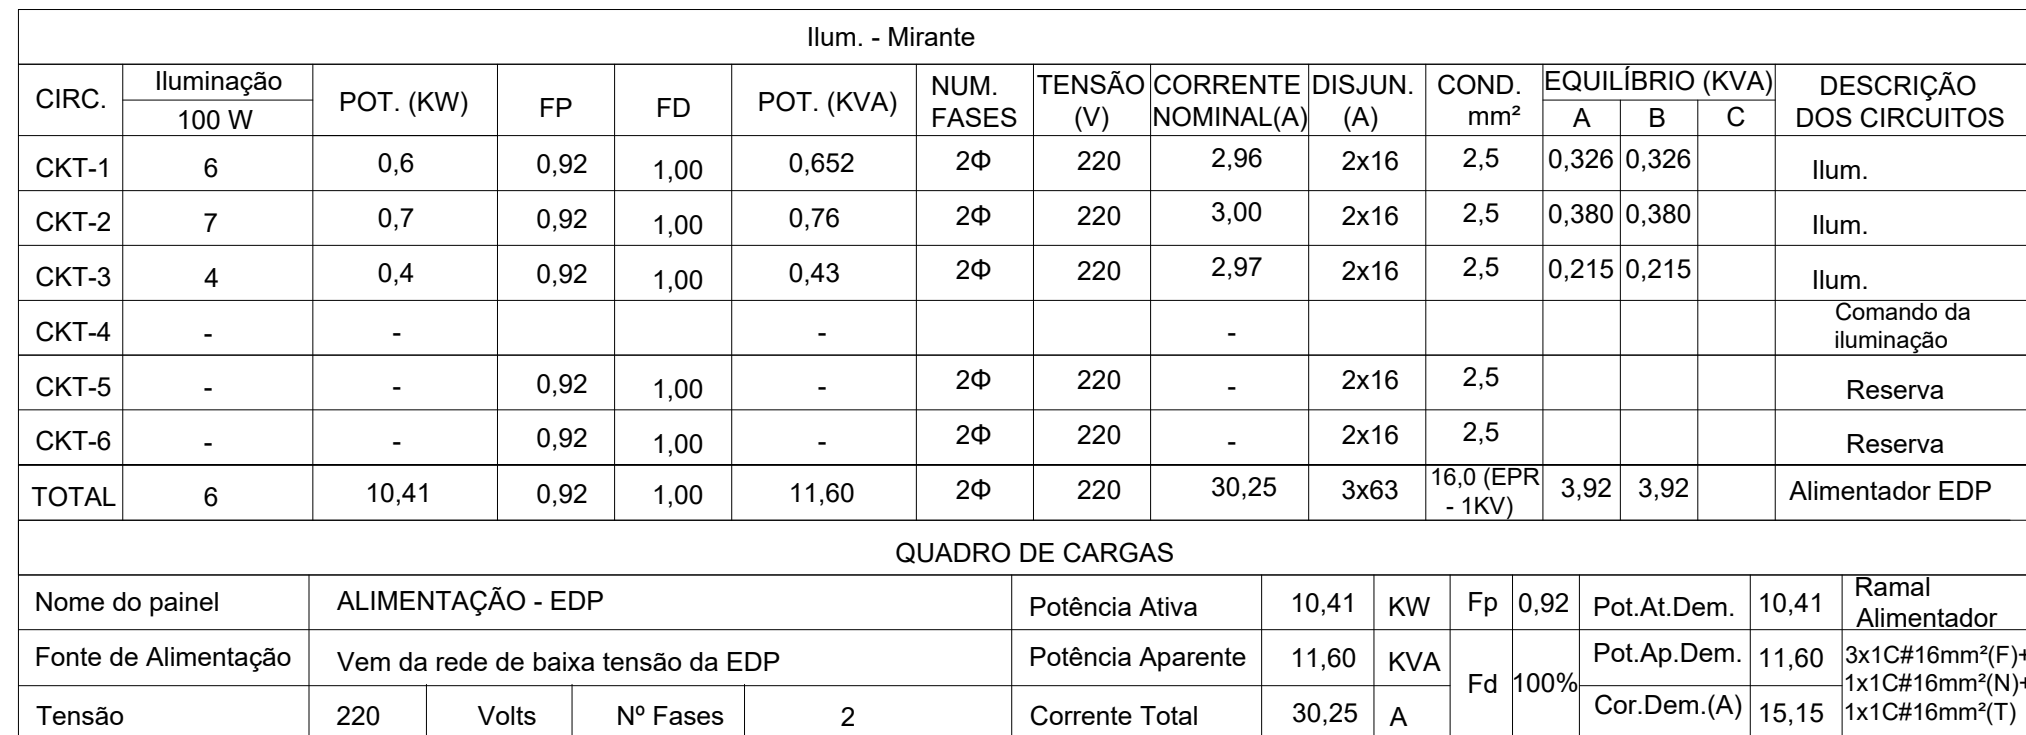
 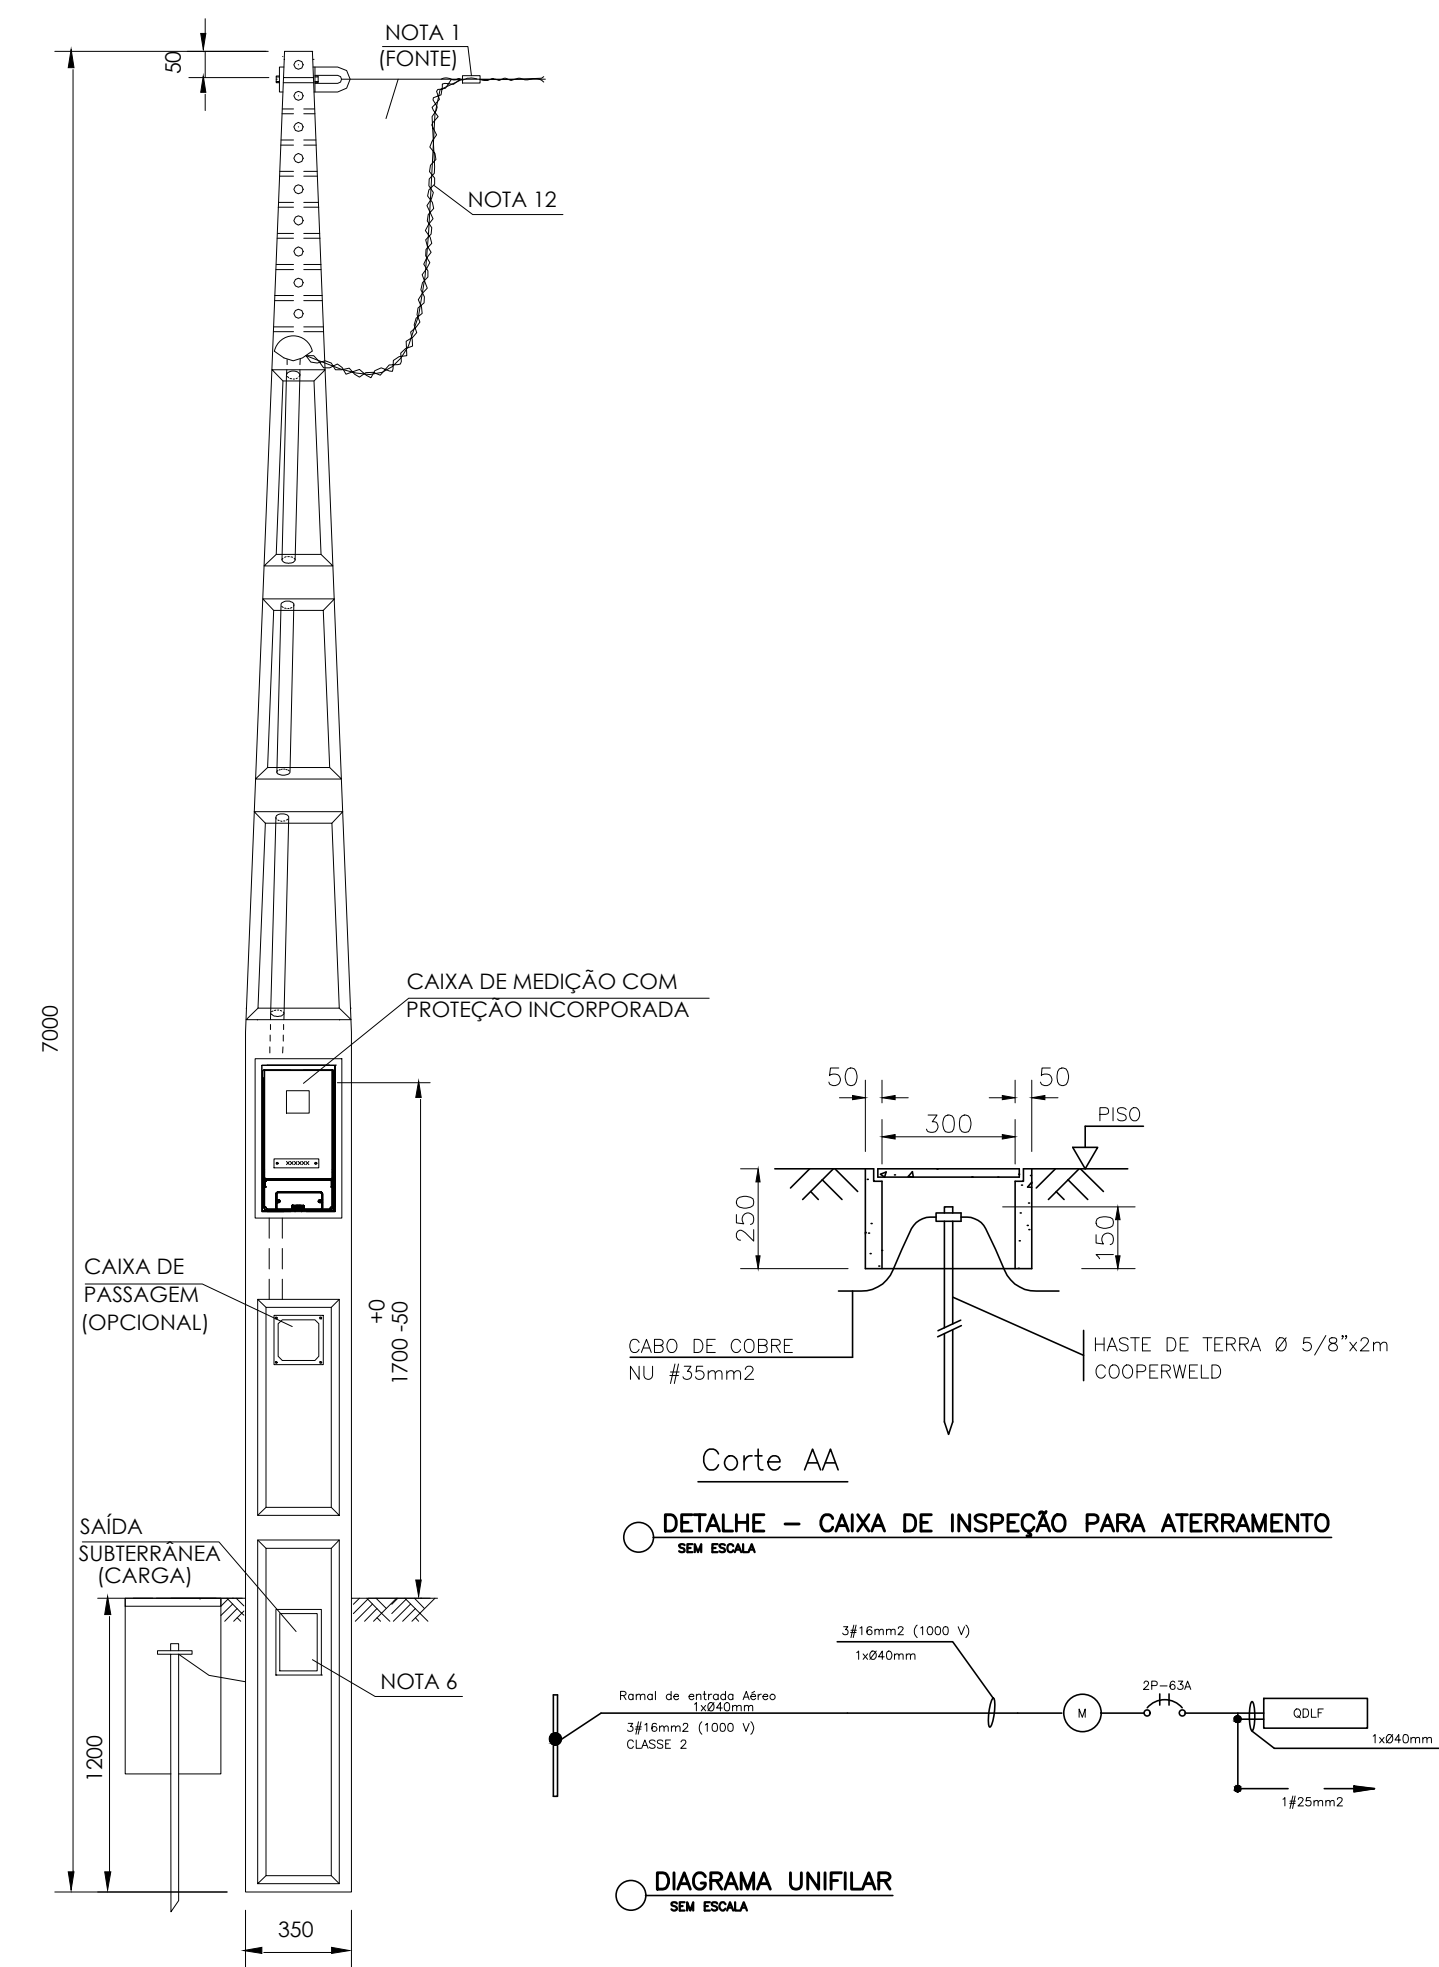
 



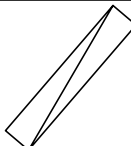

- | | |
|---|--|
| 1 | AS INSTALAÇÕES ELÉTRICAS DEVERÃO SER EXECUTADAS DE ACORDO COM A NBR 5410/05 DA ABNT. |
| 2 | OS CABOS ELÉTRICOS INSTALADOS PARA ALIMENTAÇÃO DE QUADROS TERÃO DUPLA ISOLAÇÃO 0,6/1kV, COM TEMPERATURA DE OPERAÇÃO DE 90°C, SOBRECARGA 130°C E CURTO CIRCUITO 250°C. DEVERÃO SER INSTALADOS CABOS RESISTENTES À CHAMA, SOB CONDIÇÕES SIMULADAS DE INCÊNDIO, LIVRES DE HALOGENO, COM BAIXA EMISSÃO DE FUMAÇA E GASES TÓXICOS CONFORME NORMA NBR-13248. |
| 3 | OBSERVAÇÃO: O QUADRO ELÉTRICO DEVERÁ SER OBRIGATORIAMENTE, MONTADO E TESTADO EM FÁBRICA DE ACORDO COM A NBR IEC 60439-1, NÃO SENDO PERMITIDA A MONTAGEM DE QUADROS EM OBRA. |
| 4 | OS BARRAMENTOS DE NEUTRO E DE TERRA SÃO FIXADOS NO FUNDO DO QUADRO ELÉTRICO, NÃO HAVENDO CONFLITO COM O TRILHO DIN E SEUS COMPONENTES. |
| 5 | TODOS OS MATERIAIS INDICADOS SÃO DE REFERÊNCIA. O CONTRATADO DEVERÁ FORNECER UM MATERIAL COM QUALIDADE IGUAL OU SUPERIOR AO INDICADO, FICANDO SUJEITO À APROVAÇÃO DA LICITANTE. |
| 6 | O DIAGRAMA UNIFILAR DEVERÁ SER FIXADO NA TAMPA INTERNA DO QUADRO. |
| 7 | A TAMPA DE ISOLAÇÃO DOS EQUIPAMENTOS DOS QUADROS DEVERÁ SER IDENTIFICADA. |
| 8 | TODOS OS CABOS ELÉTRICOS DEVERÃO TER IDENTIFICAÇÃO COM ANILHAS EM SUAS EXTREMIDADES. |
| 9 | ELETRODUTOS NÃO COTADOS: 1"
CONDUTORES NÃO INDICADOS: 2,5 mm ² |

LISTA DE LUMINÁRIAS		
LEGENDA	ESPECIFICAÇÃO	PREV. QUANTIDADE
	Espera para ponto de iluminação	2
	Caixa de passagem com tampa metálica para lançamento a infraestrutura de alimentação do sistema de iluminação pública da nova praça Kennedy – 300x300x300 mm, com tampa em ferro fundido.	1
	ELETRODUTOS ENVELOPADOS EM CONCRETO (PEAD)	—
	DUTO ESPIRALADO CORRUGADO FLEXÍVEL EM PEAD EMBUTIDO NO PISO OU SOLO	—
	Padrão de entrada de energia – EDP, imediatamente atrás do padrão deverá ser executado o quadro de disjuntores conforme diagrama	1
	Caixa de aterramento com haste de aterramento cobreada, 3 metros, alta camada, 3/4".	2

PROJETO ARQUITETÔNICO, PLANTAS BAIXAS, CORTES E FACHADAS

[illegible]

ANDREY MOREIRA DE CASTRO - CREA 0046625/D - ES

DISCRICÃO DA PLANTA :		
PLANTA BAIXA - PAVIMENTO TERREO		
TITULO DA OBRA :		
CONSTRUÇÃO DE MIRANTE COM DECK, RAMPA DE ACESSO E LETREIRO ILUMINADO		
ENDERECO DA OBRA :		
PEDRA DO CRUZEIRO, VILA PAVÃO/ES		
DISENHOS: EQUIPE ML	DATA: OUTUBRO/2025	ESCALA: 1:50
N°DO ARQUIVO CAD: 0311-001-ELE-ROI.DWG	N°DO PROJETO: ELE0311	N°DA PRANCHA: 01/01
AVENIDA ELDES SCHERRER DE SOUZA,Nº1025,CENTRO EMPRESARIAL DA SERRA, SALA 616-CEP:29.165-680- PARQUE RESIDENCIAL DE LARANJEIRAS-SERRAS TEL:459273060-8011+559273060-8708		