




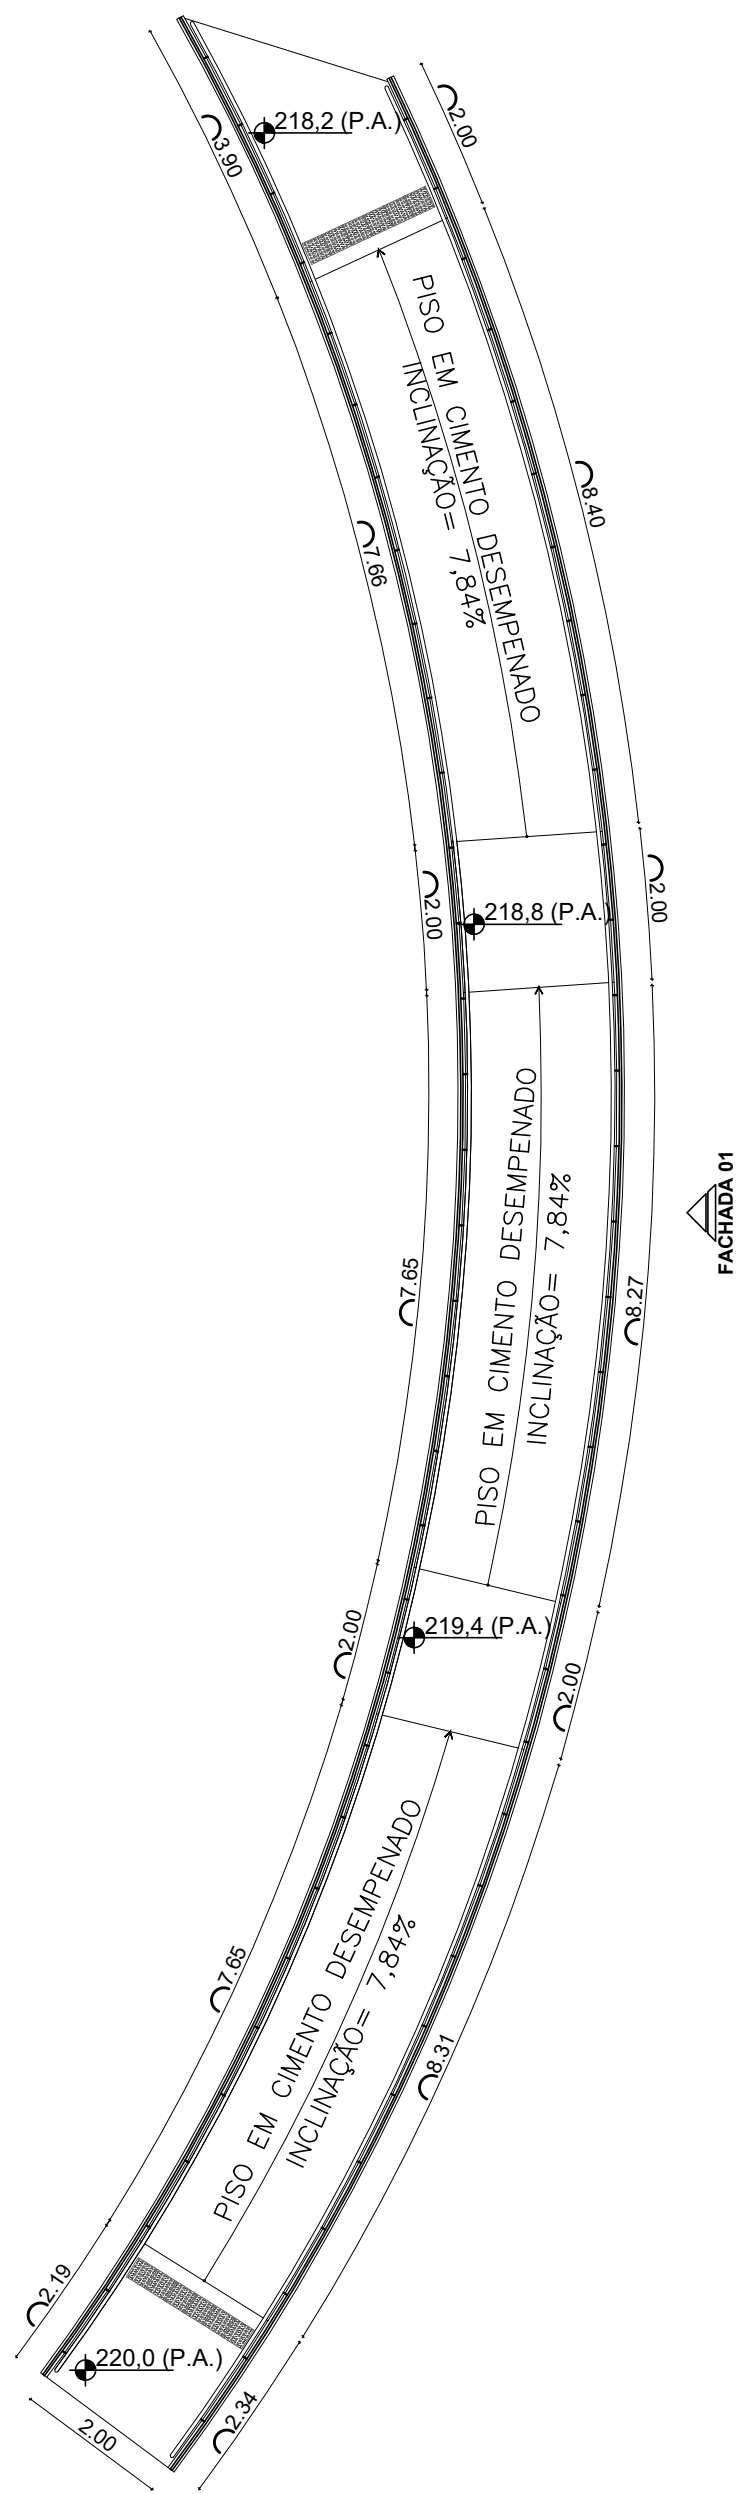


9 PLANTA BAIXA - RAMPA  
ESCALA 1/50

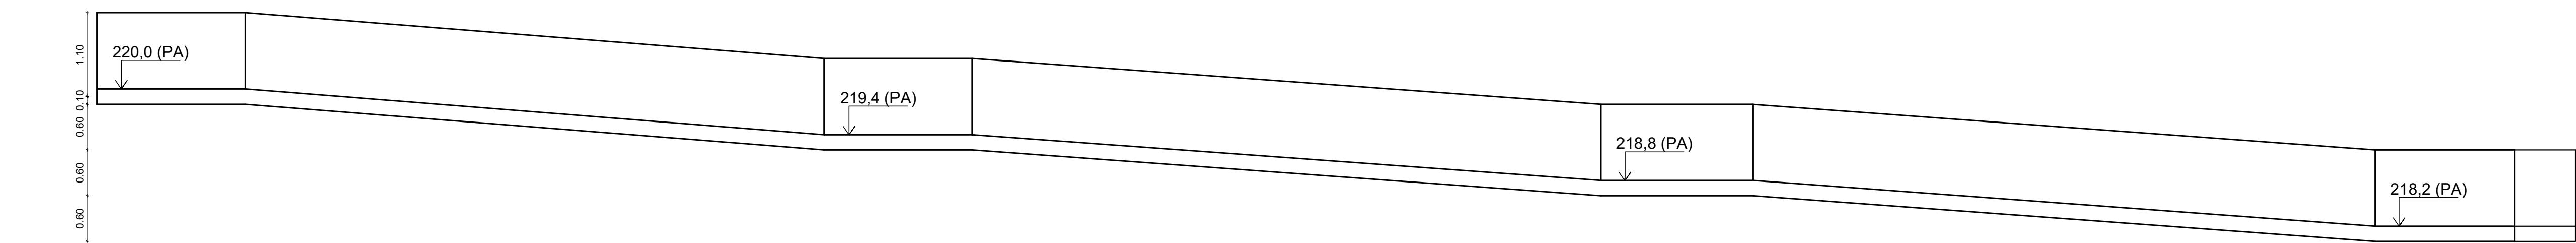


10 FACHADA 1  
ESCALA 1/50

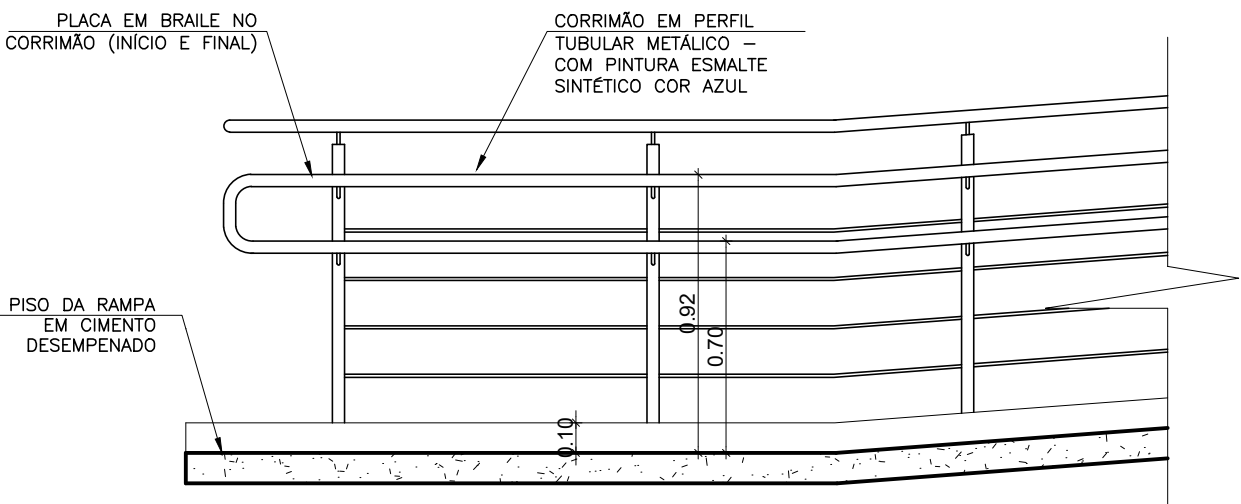


11 DETALHE GUARDA-CORPO  
ESCALA 1/25

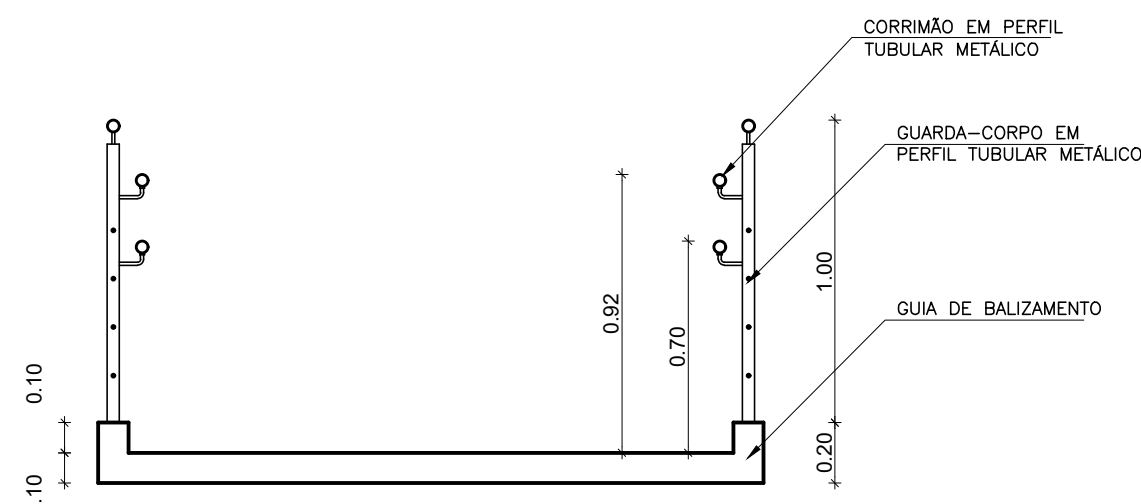

12 CORTE RAMPA  
ESCALA 1/25

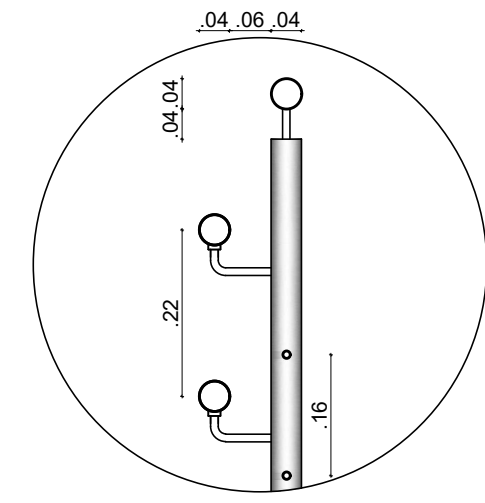

13 DETALHE CORRIMÃO  
ESCALA 1/10

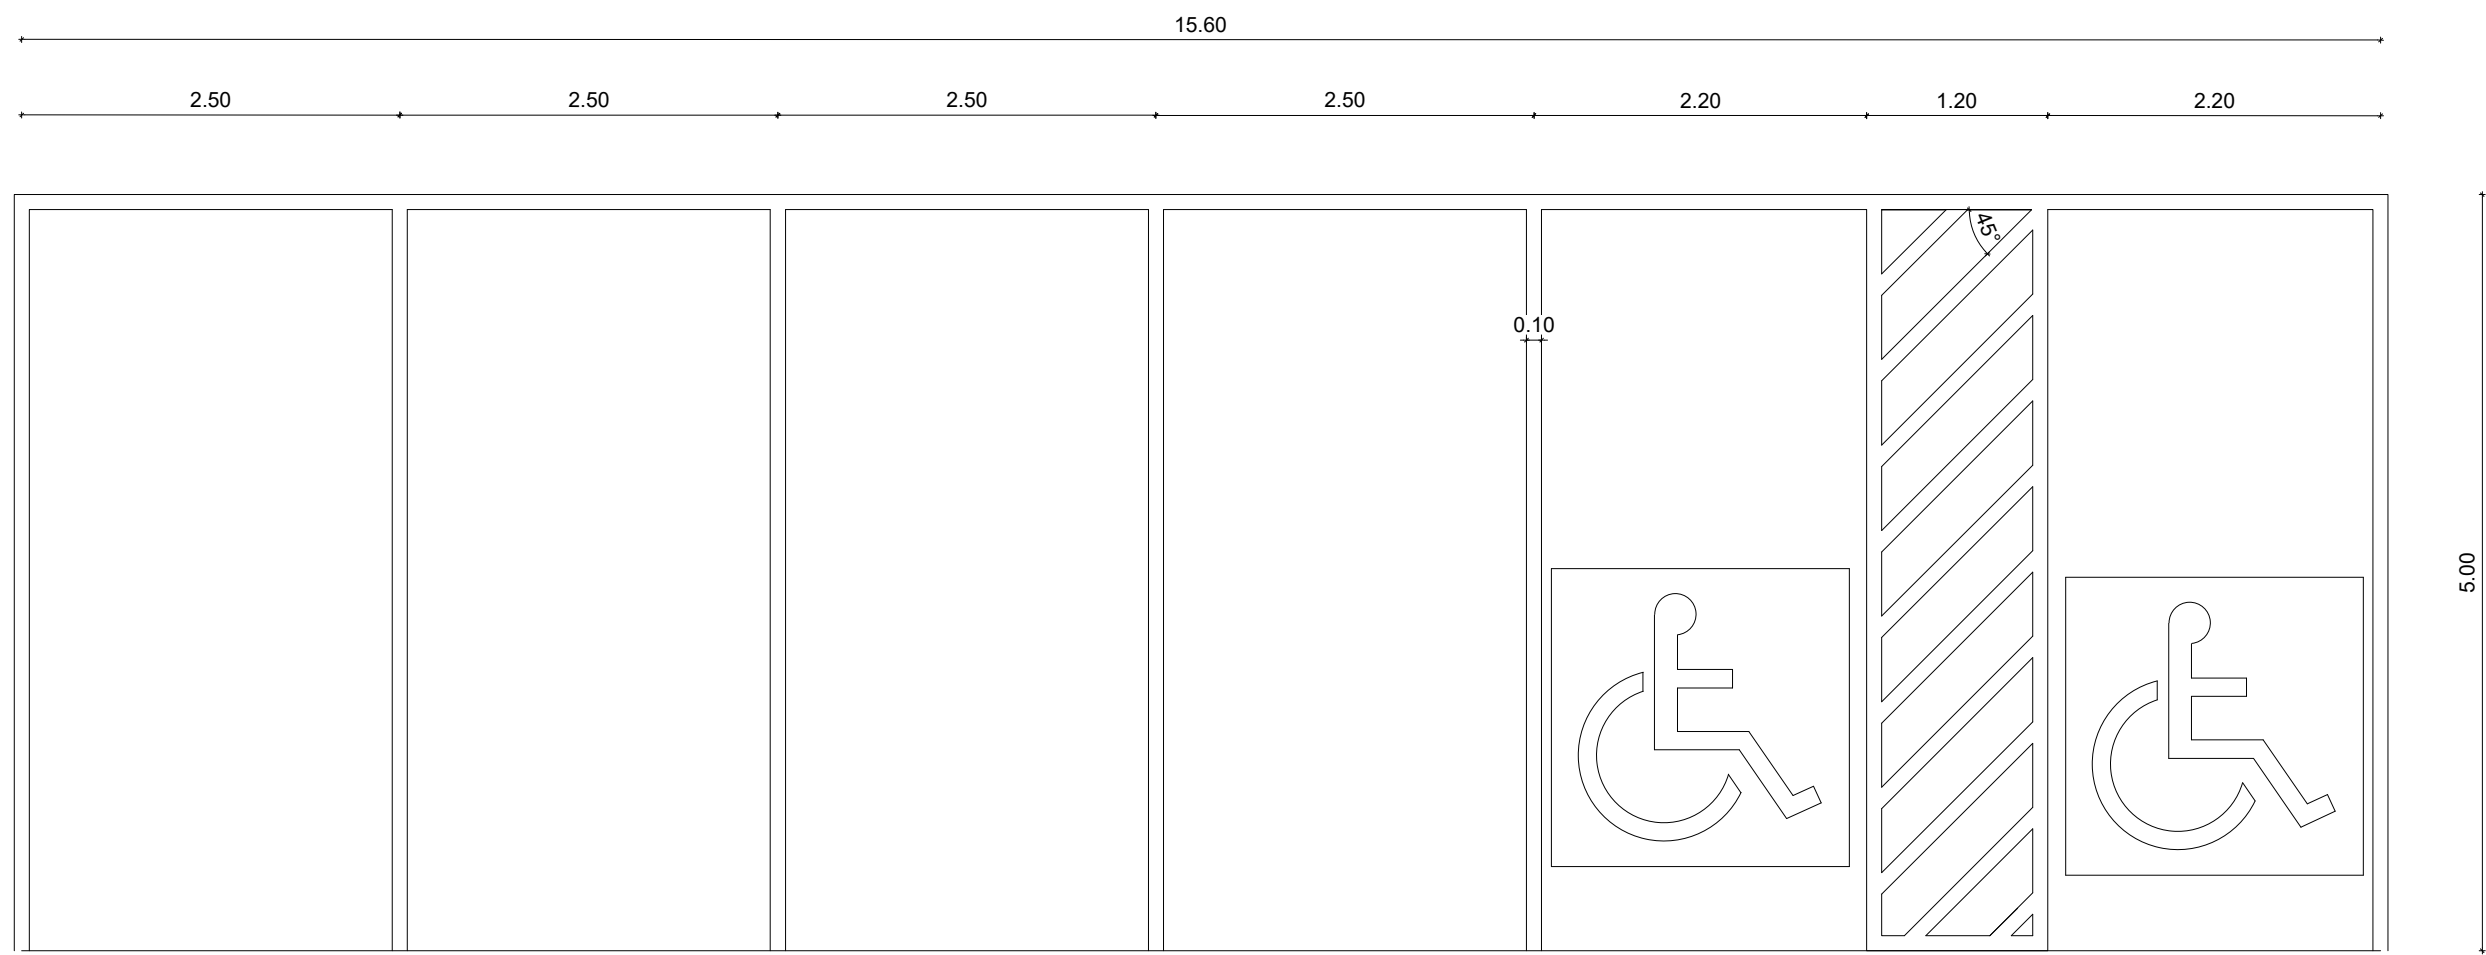

14 PLANTA BAIXA - ESTACIONAMENTO  
ESCALA 1/50

## PREFEITURA DE VILA PAVÃO/ES

SECRETARIA MUNICIPAL DE DESENVOLVIMENTO ECONÔMICO

vilapavao.es.gov.br  
semde@vilapavao.es.gov.br  
(27) 3753-1001

Rua Travessa Pavão, nº 80, Centro - Vila Pavão/ES

Prefeitura de Vila Pavão/ES:

## PROJETO ARQUITETÔNICO

|                                                                                                        |                                                                               |
|--------------------------------------------------------------------------------------------------------|-------------------------------------------------------------------------------|
| OBRA:<br>CONSTRUÇÃO DE INFRAESTRUTURA NO MIRANTE DA PEDRA DO<br>CRUZEIRO NO MUNICÍPIO DE VILA PAVÃO/ES | ESCALA:<br>INDICADAS                                                          |
| ENDEREÇO DA OBRA:<br>PEDRA DO CRUZEIRO, VILA PAVÃO/ES                                                  |                                                                               |
| PROPRIETÁRIO:<br>MUNICÍPIO DE VILA PAVÃO                                                               | CNPJ:<br>36.350.346/0001-67                                                   |
| ENDEREÇO DO PROPRIETÁRIO:<br>RUA TRAVESSA PAVÃO, Nº 80, BAIRRO CENTRO, VILA PAVÃO/ES                   |                                                                               |
| CONTEÚDO:<br>PLANTA BAIXA RAMPA<br>FACHADA<br>DETALHE GUARDA-CORPO<br>PLANTA BAIXA ESTACIONAMENTO      | DESENHO:<br>LETÍCIA CHAVES SECATO<br>DATA:<br>JULHO/2025<br>PRANCHA:<br>03/03 |

|                                                                |                                           |
|----------------------------------------------------------------|-------------------------------------------|
| RESPONSÁVEL TÉCNICO:<br>JULIANA T. FONSECA<br>CREA-ES 057541/D | PROPRIETÁRIO:<br>PREFEITURA DE VILA PAVÃO |
|----------------------------------------------------------------|-------------------------------------------|